



Dettaglio 1  
Braga-Sifone-Ispezione

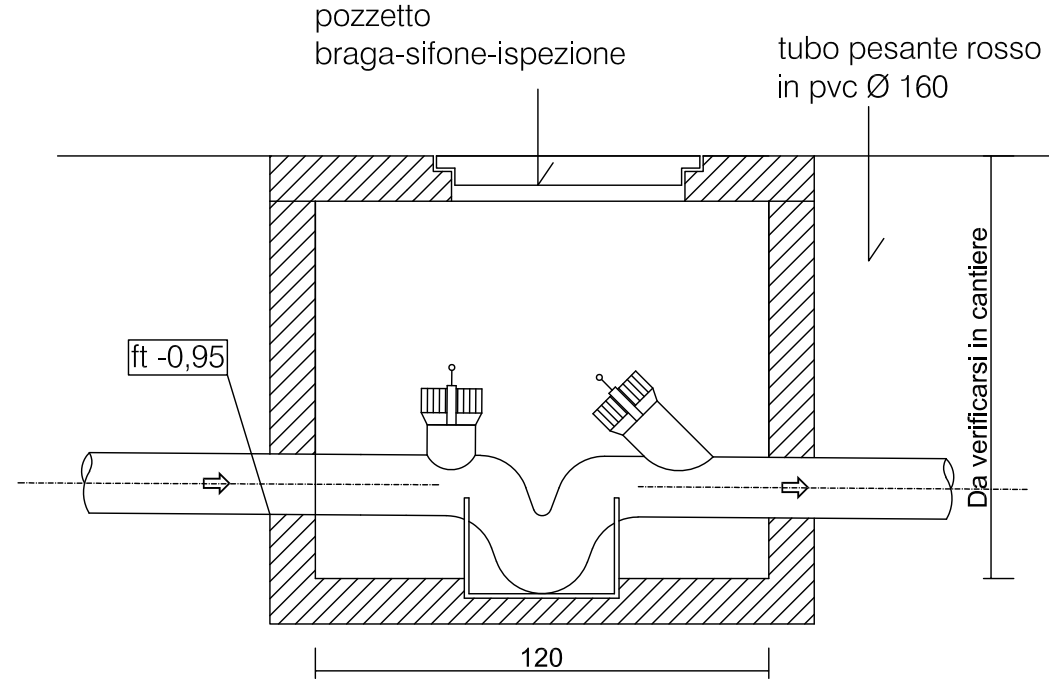

Dettaglio 2  
Pozzetti di ispezione  
Piante e Sezioni dei particolari - scala 1:20

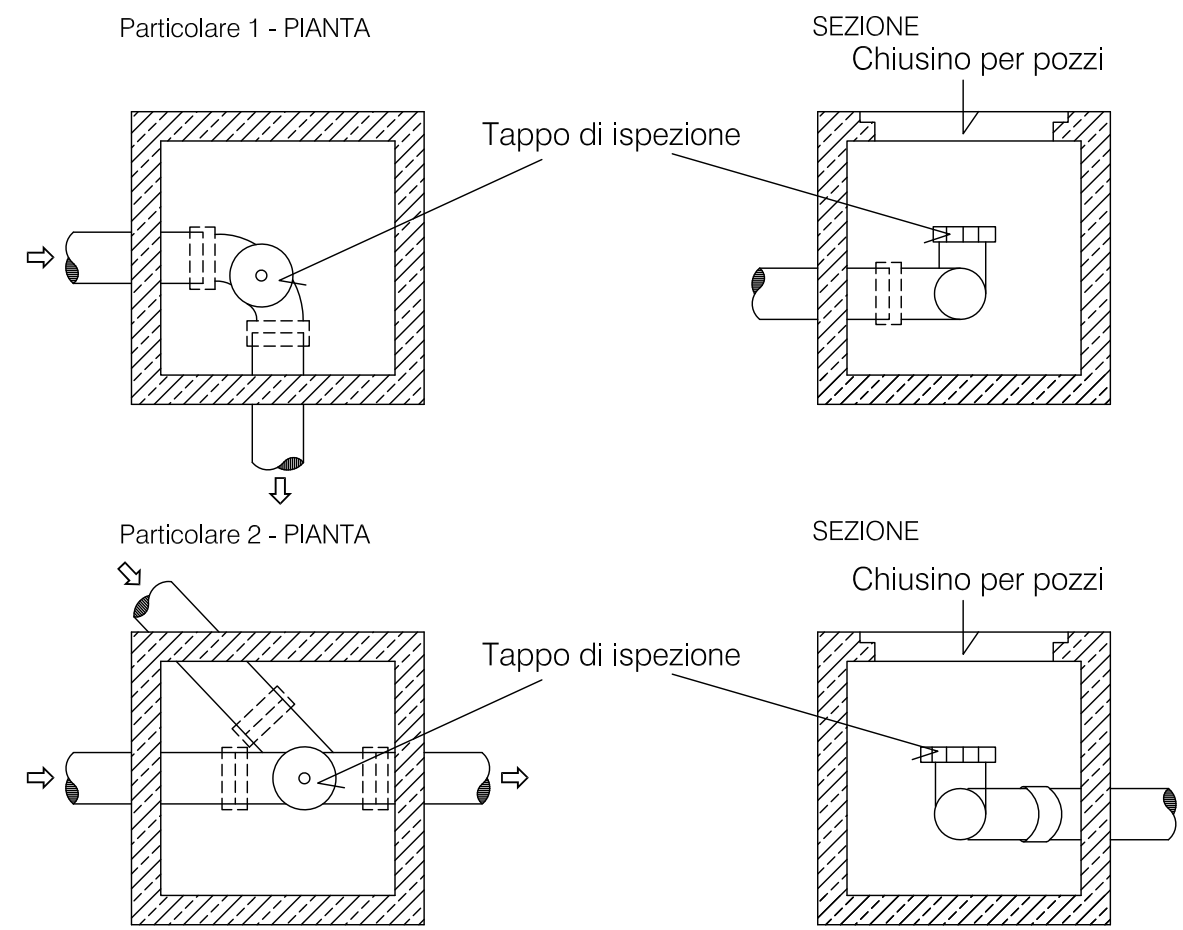

Prescrizioni per i raccordi e le tubazioni in PVC rigido:  
- devono essere conformi alla norma UNI EN1401;  
- devono essere contrassegnato col marchio di conformità IIP (Istituto Italiano dei Plasti) che ne assicura la rispondenza alle norme UNI.  
Prescrizioni per l'accatastamento:  
- i tubi devono essere posati su superfici piane lisce prive parti taglienti e sostanze che potrebbero intaccare i tubi;  
- non devono essere accatastati per una altezza superiore a 1,50 m;  
- i tubi bicchierati devono essere accatastati su traversi in legno;  
- i tubi devono essere protetti dai raggi solari diretti se non adoperati per lungo tempo.



#### LEGENDA

- RETE ACQUE NERE
- POZZETTO ISPEZIONE A TENUTA ACQUE NERE 70X70
- COLONNA ACQUE NERE CON TORRINO ESALAZ. IN COPERTURA
- PILETTA A PAVIMENTO RACCOLTA ACQUE NERE
- POZZETTO BRAGA-SIFONE-ISPEZIONE
- QUOTE FORNITE DA AMIACQUE E RIFERITE AL CHIUSINO STRADALE
- QUOTE RIFERITE ALLO 0.00
- QUOTE PAVIMENTAZIONI RIFERITE ALLO 0.00
- CANNA AERAZIONE SFOCIANTE IN COPERTURA
- CANNA ESALAZIONE SFOCIANTE IN COPERTURA DA REALIZZARE NEL LOTTO A



COMUNE DI VIMODRONE

Provincia di Milano

OPERE DI RISTRUTTURAZIONE E RESTAURO DA REALIZZARE  
MEDIANTE UTILIZZO DI TECNICHE A RIDOTTO IMPATTO AMBIENTALE  
Via S. Ambrogio 44

VILLA TORRI - LOTTO A

Progettazione Architettonica	Progettazione Strutturale	Progettazione Impiantistica	Coordinatore sicurezza in fase progettuale	Indagine Geologica-Geotecnica
ARCH. ALBERTO CAVANNA Inscr. Albo Milano N.5639 Via GB. Casella, 4 20156 MILANO Tel. 02/86280539 arch.cavanna@libero.it	ING. NICOLA LOGIUDICE Inscr. Albo Varese N.859 Via G. Ferrari, 21 21047 SARONNO (VA) Tel. 02/86280539 nicola.logiudice@tiscali.it	ING. NICOLA LOGIUDICE Inscr. Albo Varese N.859 Via G. Ferrari, 21 21047 SARONNO (VA) Tel. 02/86280539 nicola.logiudice@tiscali.it	ING. NICOLA LOGIUDICE Inscr. Albo Varese N.859 Via G. Ferrari, 21 21047 SARONNO (VA) Tel. 02/86280539 nicola.logiudice@tiscali.it	DOCT. GEOL. MARCO CINOTTI Inscr. Albo Lombardia N.1290 AP Sez. A Via Bellini, 32 21052 Busto Arsizio (VA) Tel. 0331025577 studio.geo.logo@gmail.com

Emissione / Revisione	Data	Riferimento Emissione / Revisione
00	Marzo 2021	Emissione bozza di progetto definitivo/esecutivo
01	Luglio 2021	Emissione per validazione progetto definitivo/esecutivo
02	Novembre 2021	Emissione per validazione progetto definitivo/esecutivo revisione 1

Oggetto della presente:

PIANTA PIANO TERRA  
Progetto lotto A Oggetto dell'appalto - Rete Fognaria

Tavola

21A  
scala 1:100