

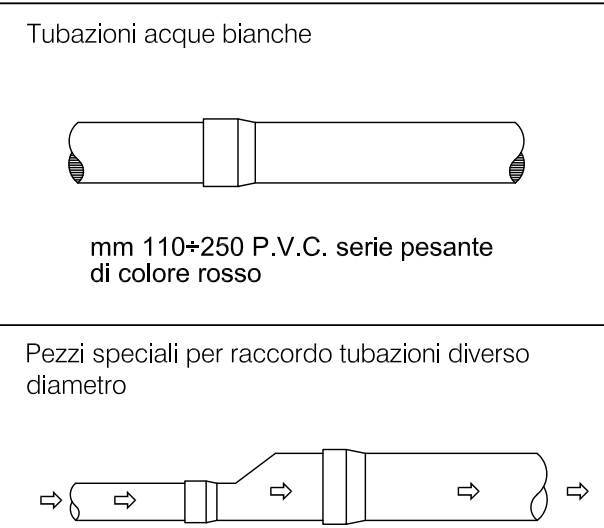
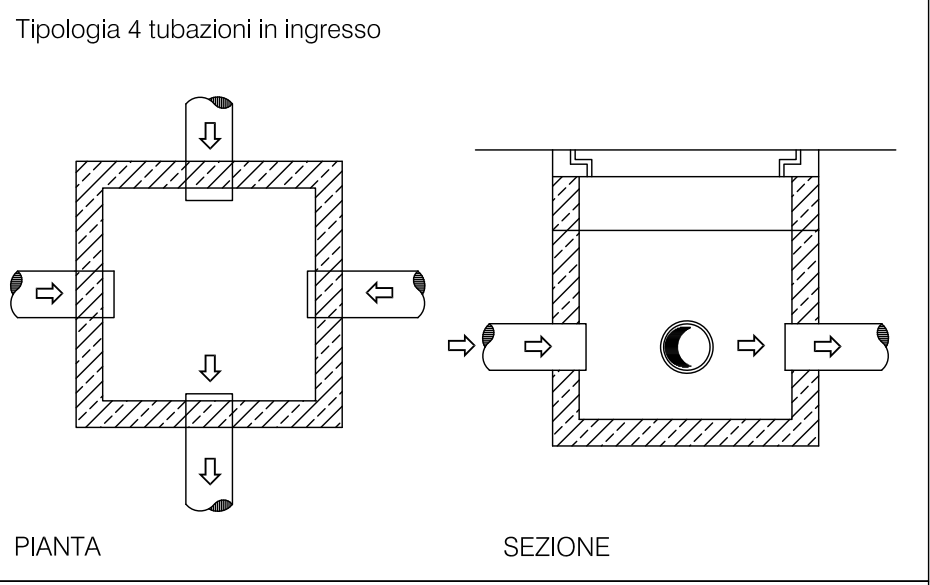


PARTICOLARI COSTRUTTIVI

Dettaglio 3

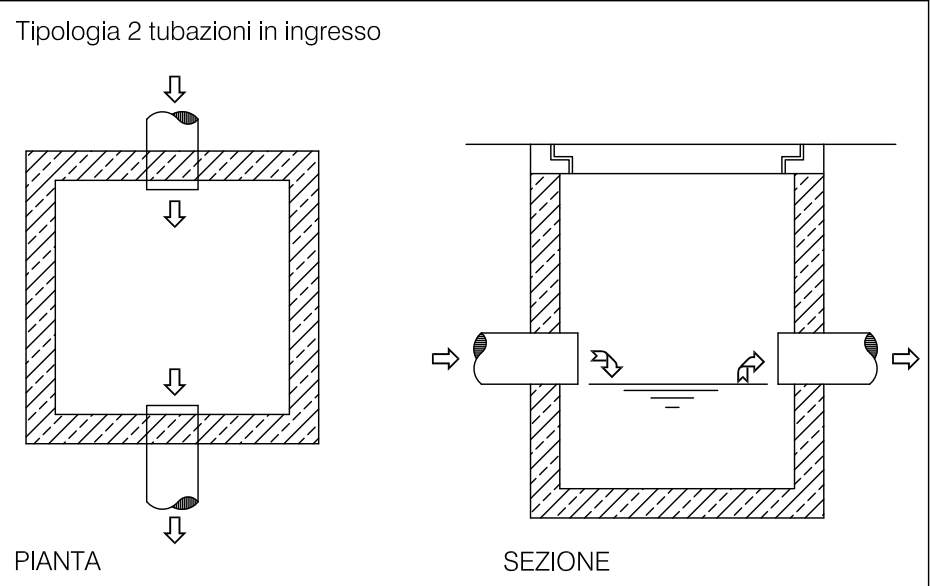


Dettaglio 4 caditoie

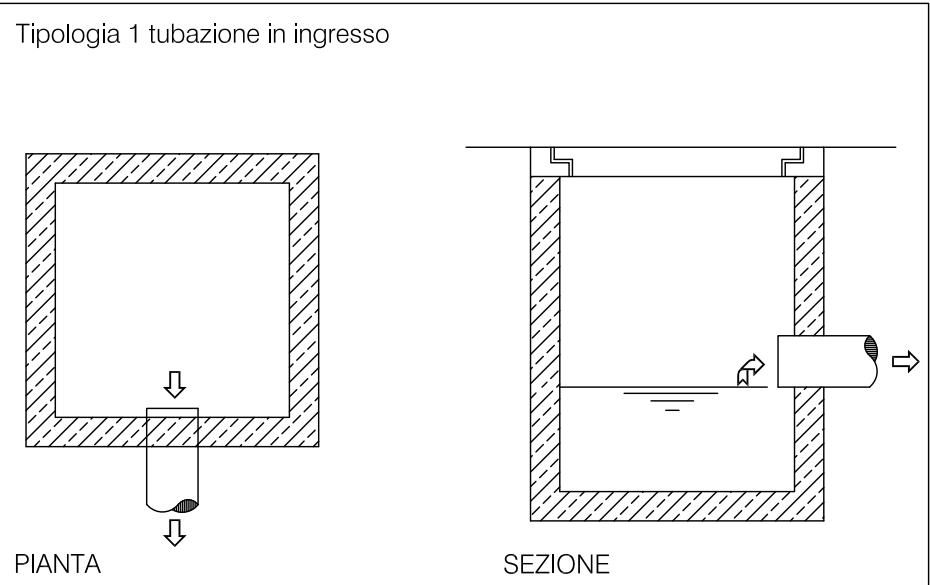


Prescrizioni per i raccordi e le tubazioni in PVC rigido:
- devono essere conformi alla norma UNI EN1401;
- devono essere contrassegnati col marchio di conformità IIP (Istituto Italiano dei Plasti) che ne assicura la rispondenza alle norme UNI.
Prescrizioni per l'accatastamento:
- i tubi devono essere posati su superfici piane lisce prive parti taglienti e sostanze che potrebbero intaccare i tubi;
- non devono essere accatastati per una altezza superiore a 1,50 m;
- i tubi bicchierati devono essere accatastati su traversini in legno;
- i tubi devono essere protetti dai raggi solari diretti se non adoperati per lungo tempo.


Dettaglio 5 schema drenaggio - Scala 1:20

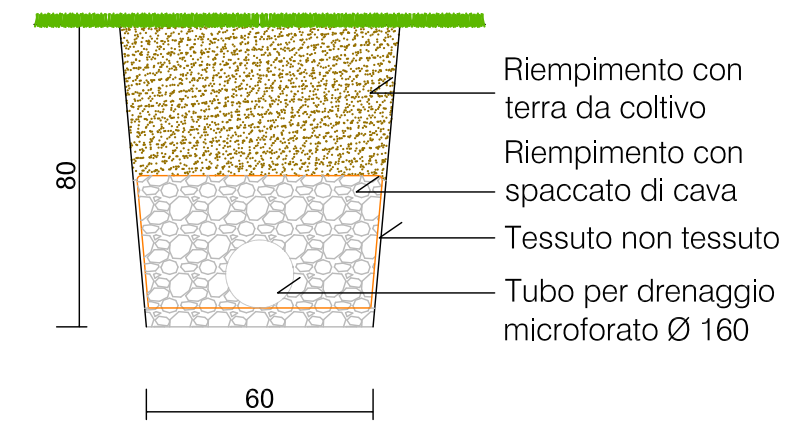

Dettaglio 6 schema Pozzo perdente - scala 1:50

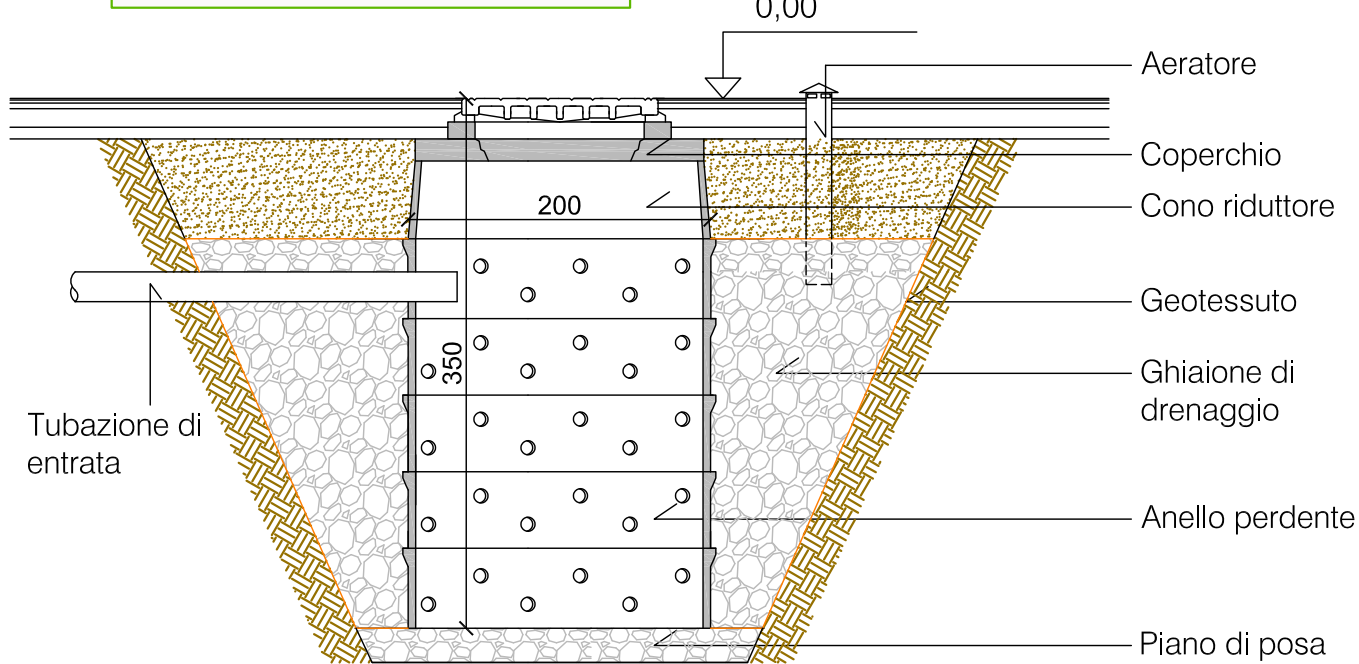

h. profondità pozzo perdente = 3,50 m
Diametro degli anelli = 2,00 m
(scavo necessario = 4,00 m)

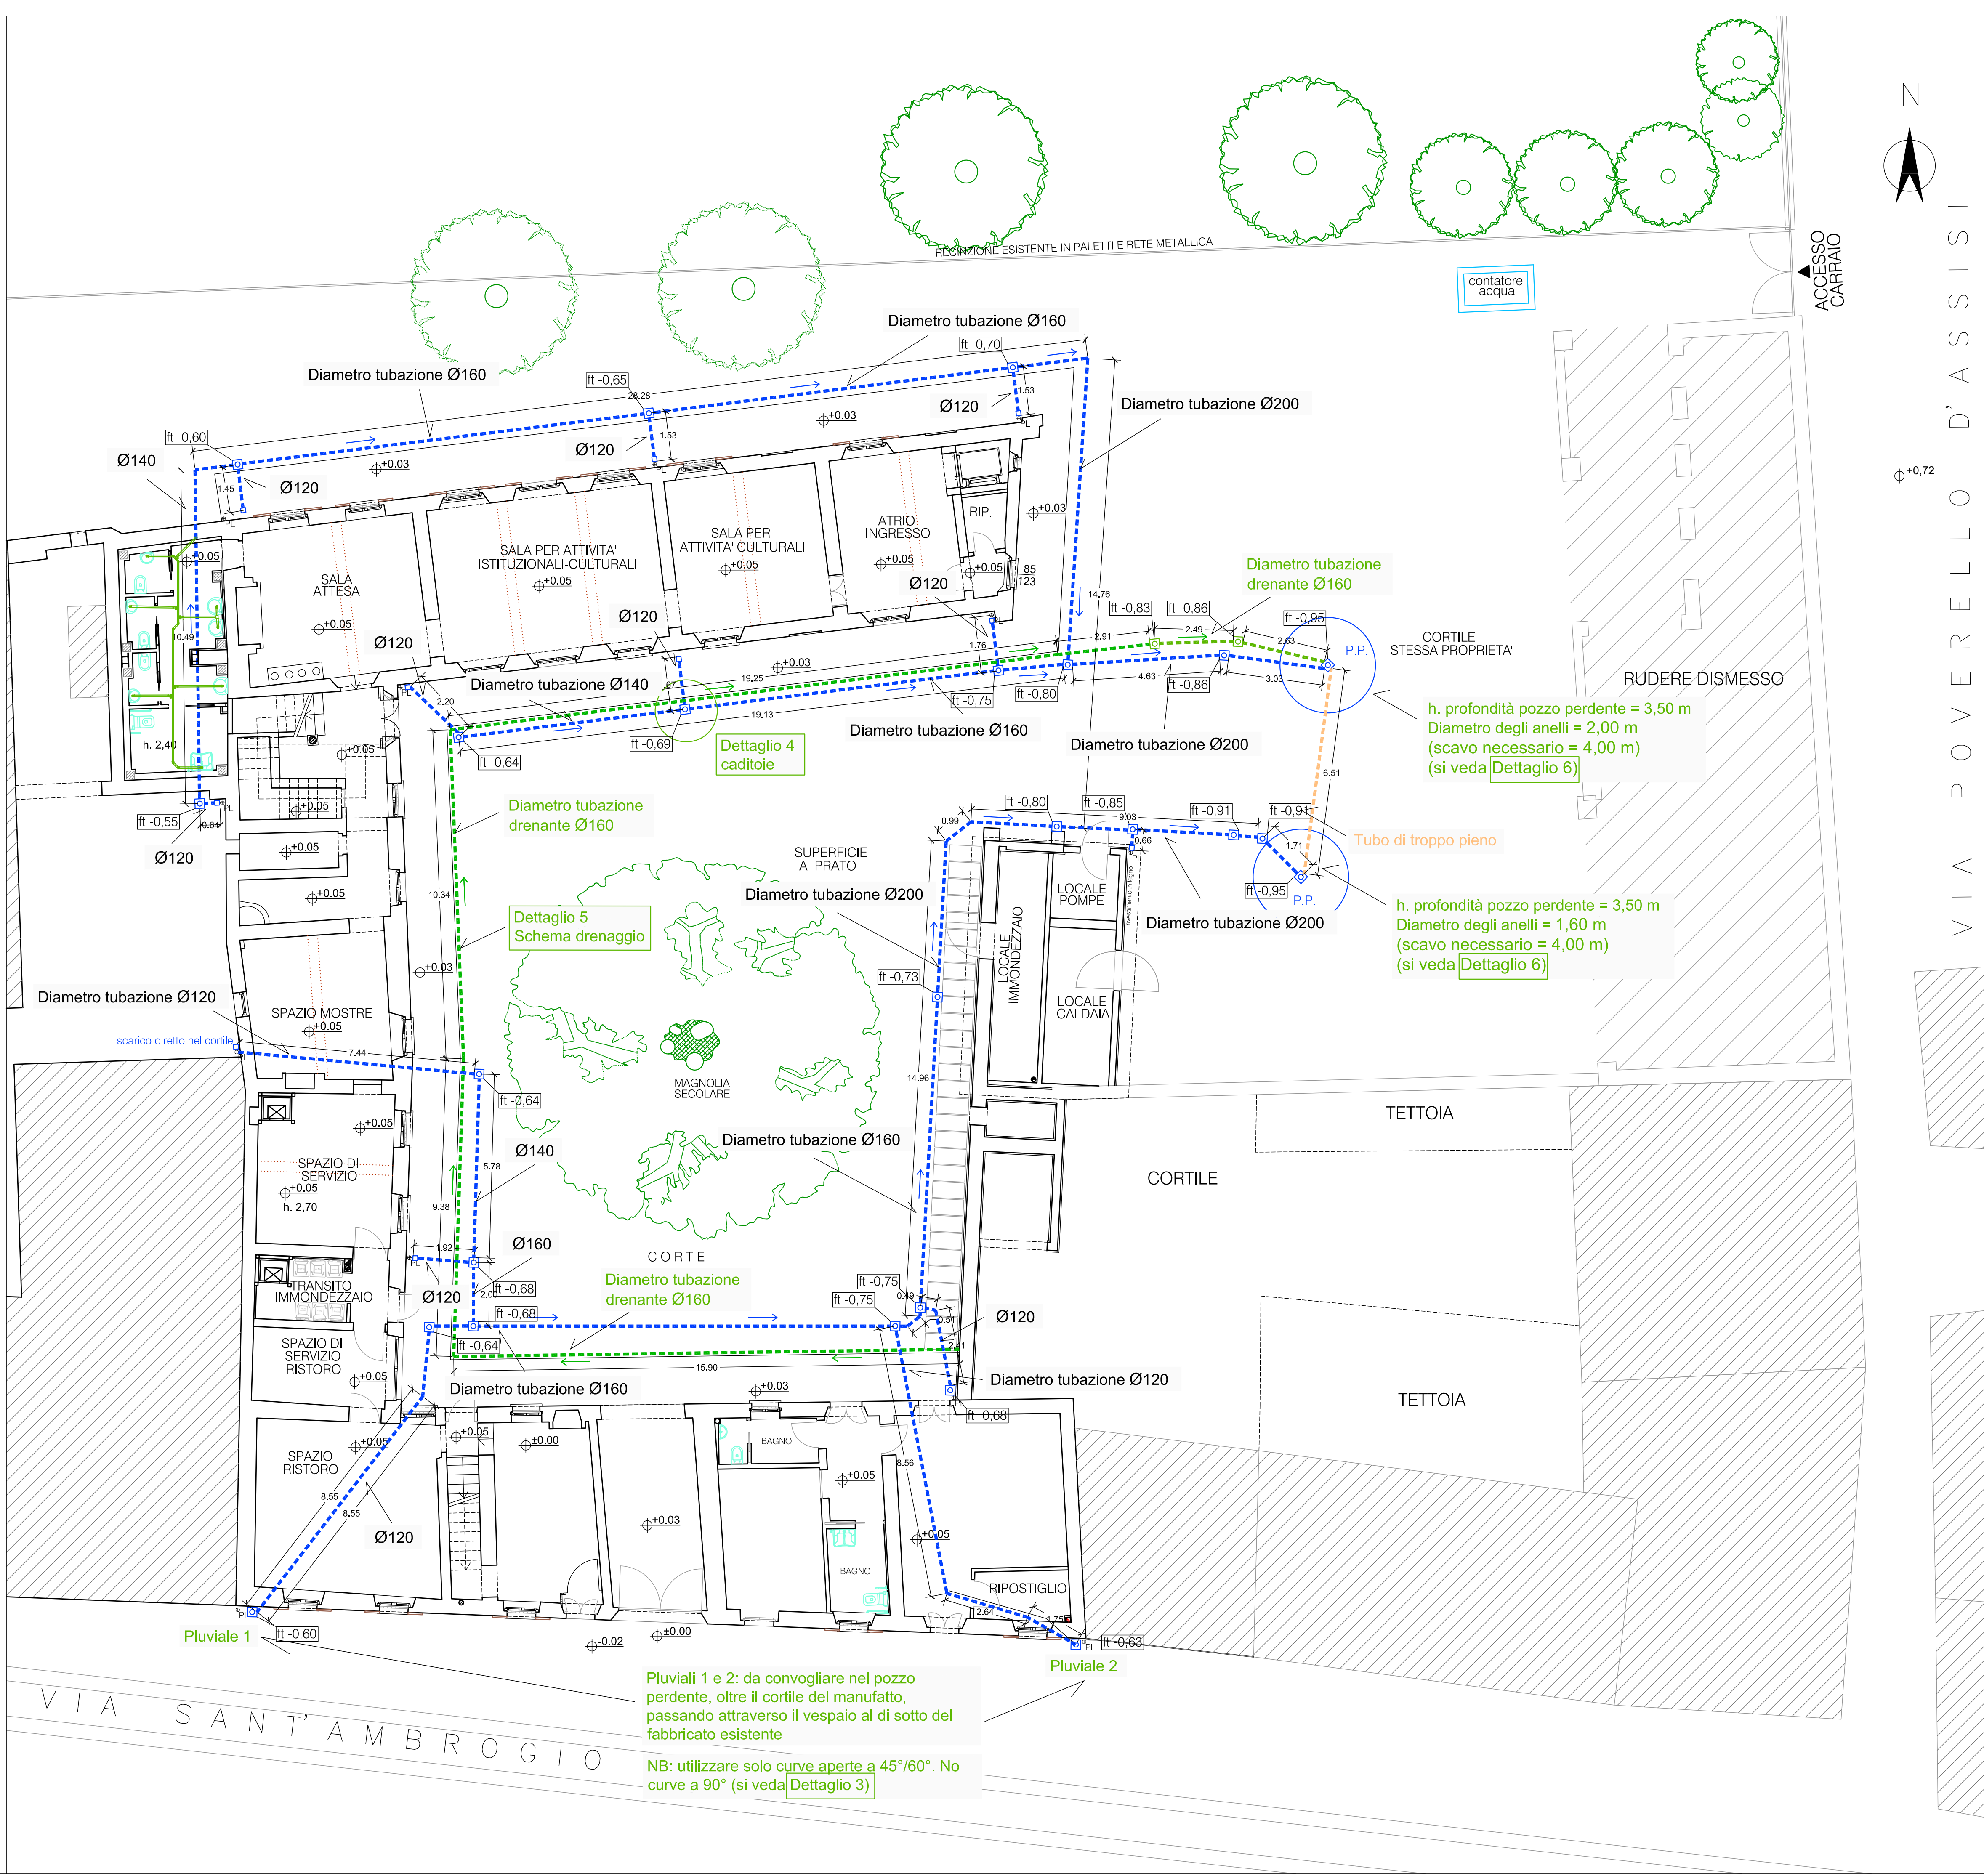

LEGENDA

- ft. -1,78
s.t. -1,46
- ft. -1,46 QUOTE RIFERITE ALLO 0.00
- ±0,72 QUOTE PAVIMENTAZIONI RIFERITE ALLO 0.00
- RETE ACQUE METEORICHE
- POZZETTO ISPEZIONE A TENUTA ACQUE METEORICHE
- TUBAZIONE DRENANTE RIVESTITA CON T.N.T. E GHIAIA PULITA
- CANNA AERAZIONE SFOCIANTE IN COPERTURA
- CANNA ESALAZIONE SFOCIANTE IN COPERTURA DA REALIZZARE NEL LOTTO A



COMUNE DI VIMODRONE
Provincia di Milano

OPERE DI RISTRUTTURAZIONE E RESTAURO DA REALIZZARE
MEDIANTE UTILIZZO DI TECNICHE A RIDOTTO IMPATTO AMBIENTALE
Via S. Ambrogio 44

VILLA TORRI - LOTTO A

Progettazione Architettonica	Progettazione Strutturale	Progettazione Impiantistica	Coordinatore sicurezza in fase progettuale	Indagine Geologica-Geotecnica
ARCH. ALBERTO CAVANNA Inscr. Albo Milano N.5639 Via GB. Casella, 4 20156 MILANO Tel. 023921629 arch.cavanna@libero.it	ING. NICOLA LOGIUDICE Inscr. Albo Varese N.859 Via G. Ferrari, 21 21047 SARONNO (VA) Tel. 033280539 nicola.logiudice@tscale.it	ING. NICOLA LOGIUDICE Inscr. Albo Varese N.859 Via G. Ferrari, 21 21047 SARONNO (VA) Tel. 033280539 nicola.logiudice@tscale.it	ING. NICOLA LOGIUDICE Inscr. Albo Varese N.859 Via G. Ferrari, 21 21047 SARONNO (VA) Tel. 033280539 nicola.logiudice@tscale.it	DOCT. GEOL. MARCO CINOTTI Inscr. Albo Lombardia N.1290 AP Sez. A Via Bellini, 32 21052 Busto Arsizio (VA) Tel. 0331025577 studio.geo.logo@gmail.com
Emissione / Revisione	Data	Riferimento Emissione / Revisione		
00	Marzo 2021	Emissione bozza di progetto definitivo/esecutivo		
01	Luglio 2021	Emissione per validazione progetto definitivo/esecutivo		
02	Novembre 2021	Emissione per validazione progetto definitivo/esecutivo revisione 1		

Oggetto della presente:
PIANTA PIANO TERRA
Progetto lotto A Oggetto dell'appalto
Rete Acque Meteoriche - Rete di Drenaggio

Tavola

21B
scala 1:100