



Altezza della struttura H=15 m
Area di raccolta diretta Ad=8359 m²

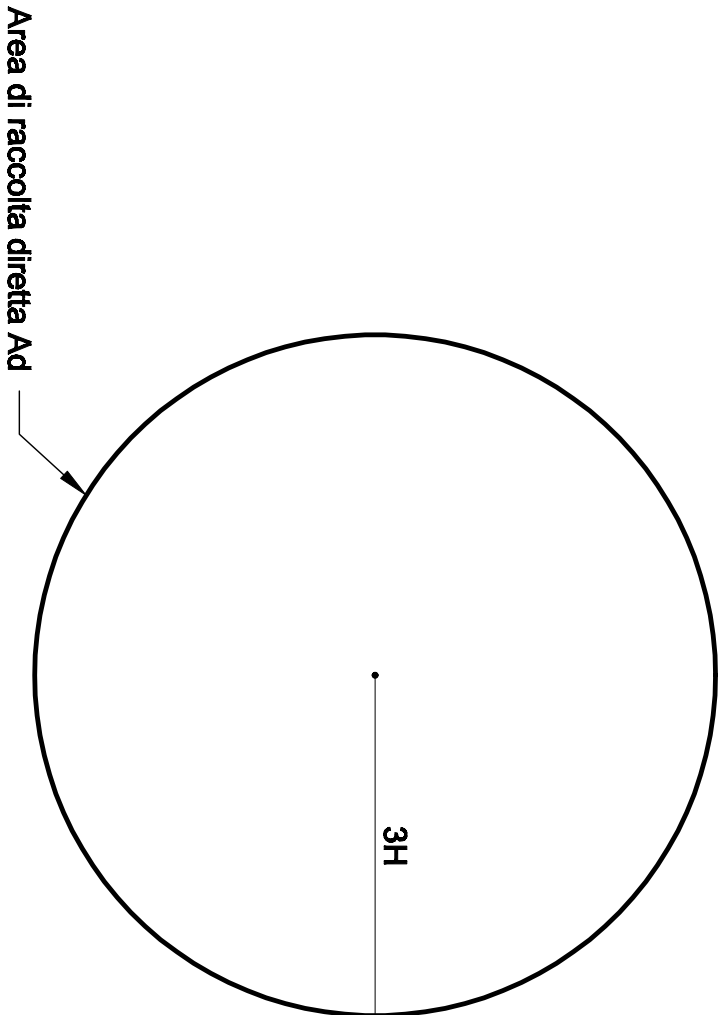

Altezza della struttura H=8 m
Area di raccolta diretta Ad=1809 m²

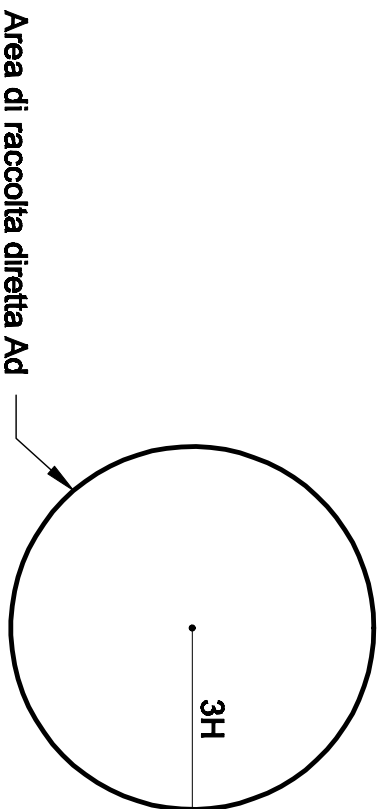



SEC STUDIO ELETTROTECNICO DI CAZZAMALI LUCA

20090 SEGRATE (MI) • VIA CASCINA FRA DI SESTO, 9M • TEL/FAX +39 2 26928966 • info@secweb.it
COD. FISC. 02210771204 P. I. V. A. 03695810964

Comune di Vimodrone
Provincia di Milano
Via C. Battisti, 56
20090 Vimodrone (MI)

ADEGUAMENTO E MESSA IN SICUREZZA
IMPIANTO ELETTRICO UTILIZZATORE
CENTRO SPORTIVO COMUNALE
DI VIA PIO LA TORRE - 20090 VIMODRONE (MI)

Documento: **Doc.08/PE027-14**


**PROTEZIONE CONTRO I FULMINI, VALUTAZIONE
DEL RISCHIO E SCELTA DELLE MISURE DI PROTEZIONE**

Titolo della tavola:
Area di raccolta diretta Ad per i Pali di illuminazione

Data:	22 settembre 2014	Revisione:	-
-------	-------------------	------------	---

Scala: 1:500

Ing. F. Cassani
Timbro

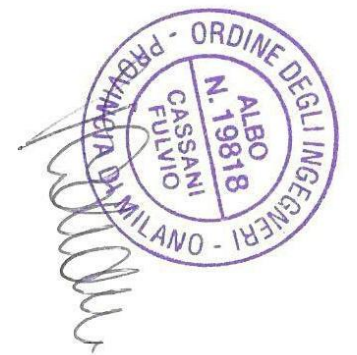

Numero della tavola
05

Proprietà riservata. E' vietato riprodurre o utilizzare il contenuto senza autorizzazione (art. 2575 c.c.)