

FOTO 1
Vista esterna su rampa di accesso al piano rialzato

FOTO 2
Vista esterna su scale di accesso al piano rialzato



FOTO 3
Vista interna su area oggetto di intervento - piano seminterrato

FOTO 4
Vista interna su area oggetto di intervento - piano rialzato



INSTALLAZIONE N° 2 IMPIANTI ELEVATORI ALL'INTERNO
DEL "CORPO C" E DEL "CORPO D"
NEL CIMITERO DI VIMODRONE - MILANO
Strada statale n.11 Padana Superiore

ELABORATO:

T1

STATO DI FATTO

PIANTA PIANO TERRA
INQUADRAMENTO FOTOGRAFICO

SCALA 1:500

IL COMUNE DI VIMODRONE



IL PROGETTISTA




> VIA PIETRASANTA, 12
> 20141 MILANO
> tel. 02 55231559
> fax 02 56812806


> FRANCESCO@ARCHITETTOLEONE.IT
> WWW.ARCHITETTOLEONE.IT

DICEMBRE 2018


Corpo "C - D"
Pianta piano seminterrato

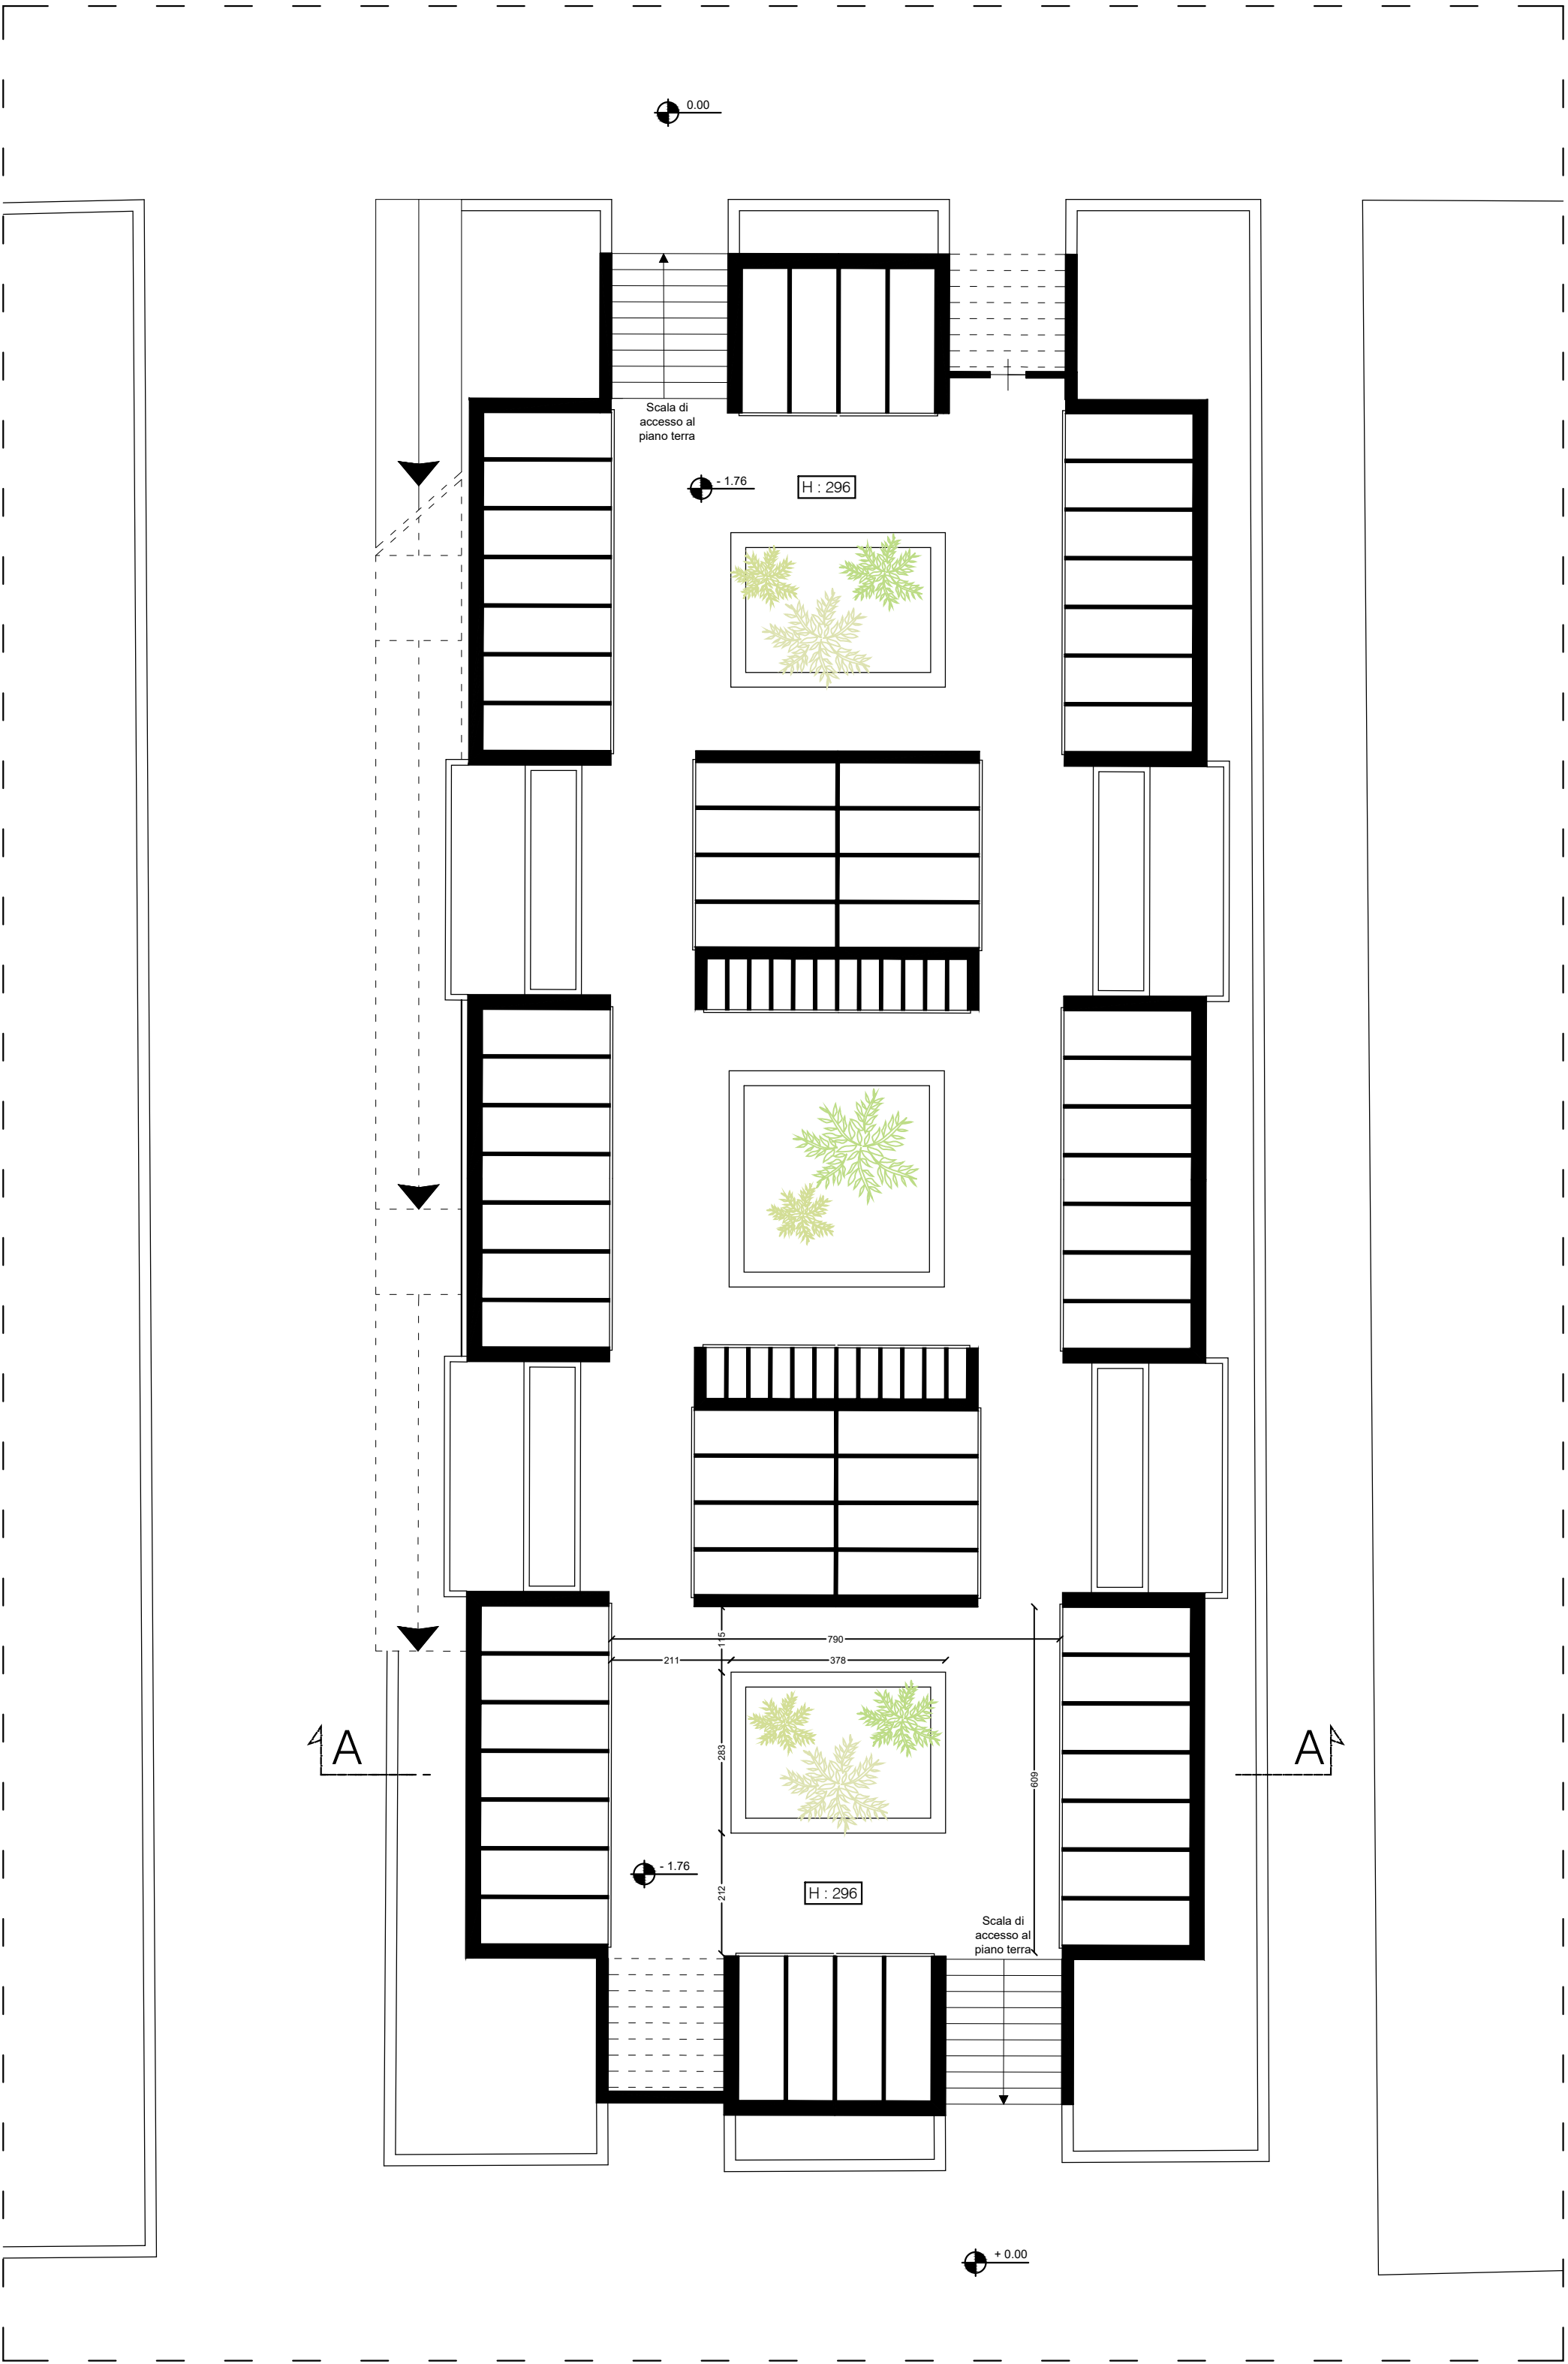

Corpo "C - D"
Pianta piano rialzato

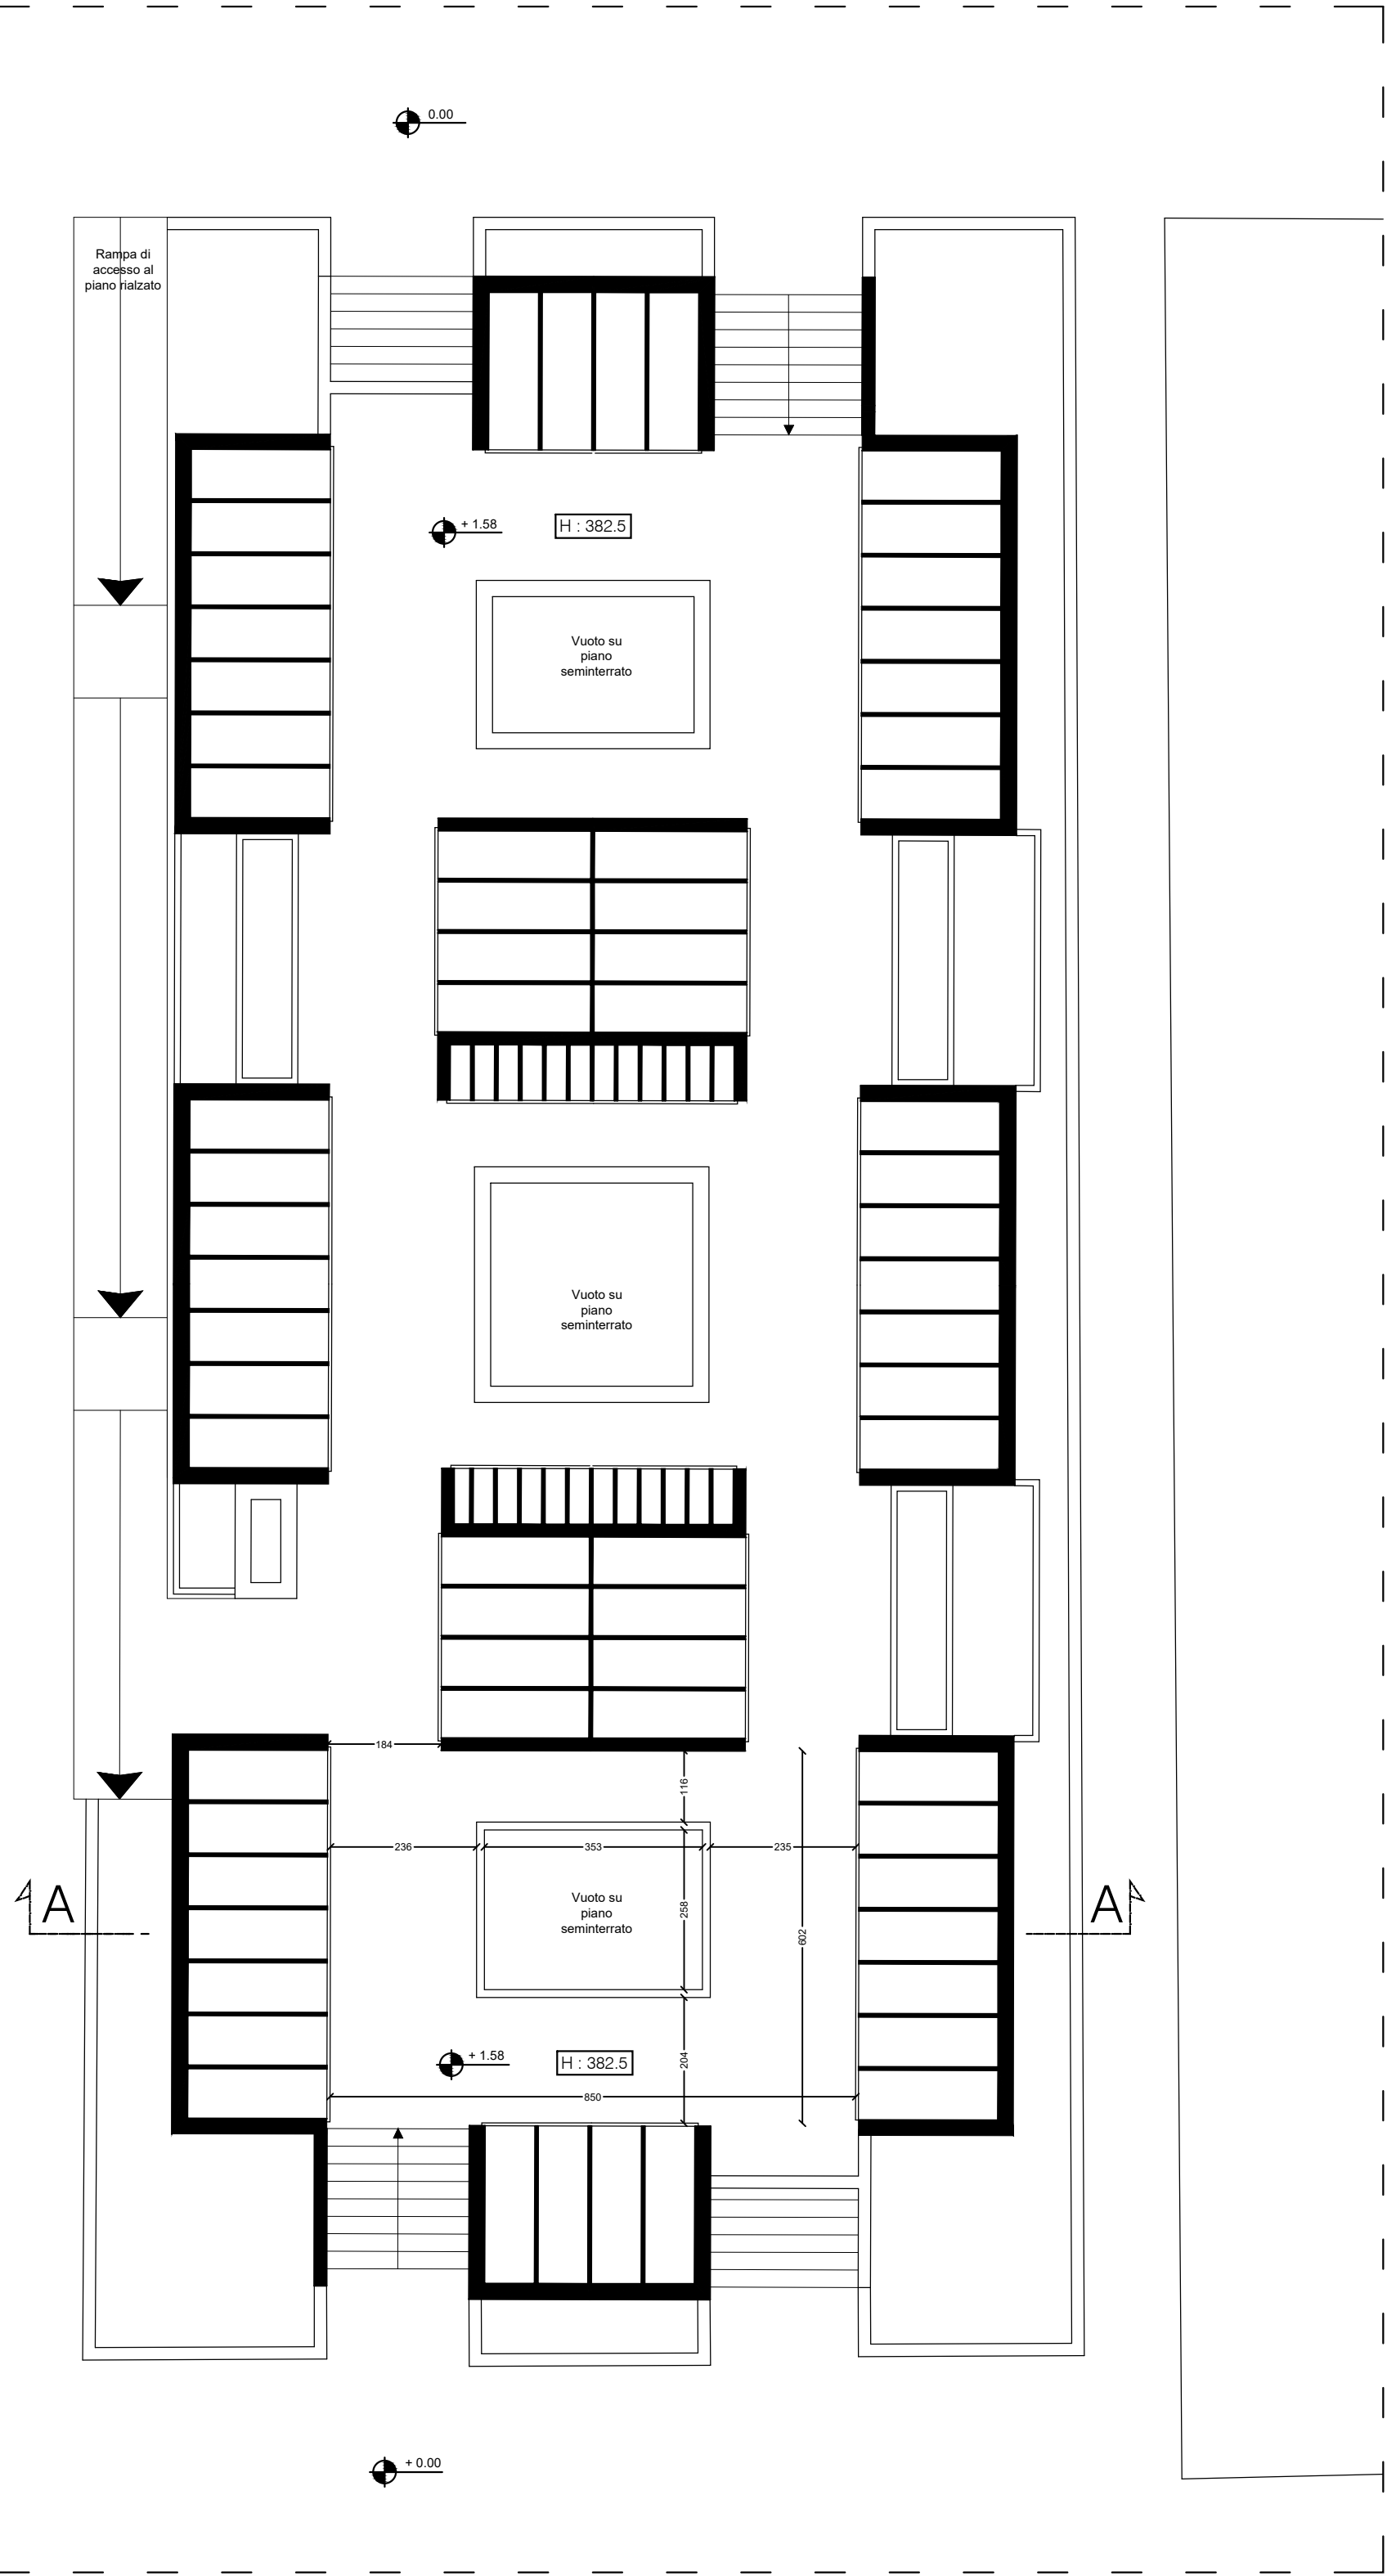

Sezione AA

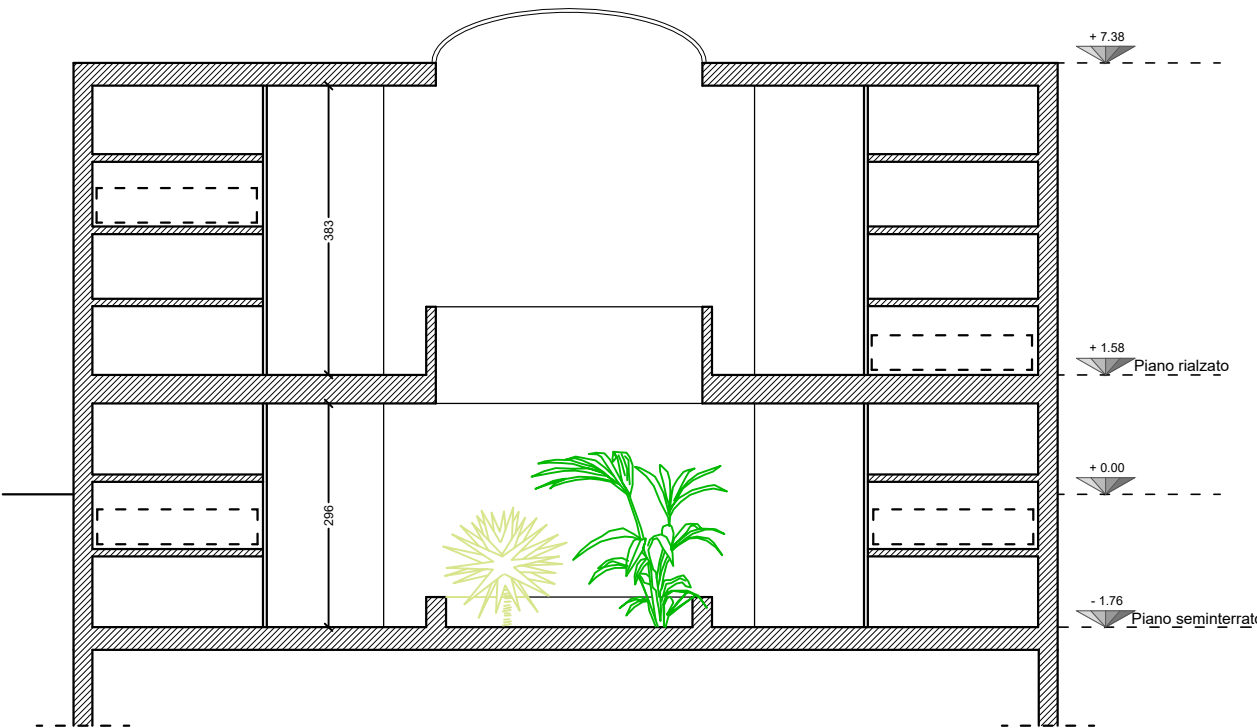

INSTALLAZIONE N° 2 IMPIANTI ELEVATORI ALL'INTERNO
DEL " CORPO C " E DEL " CORPO D "
NEL CIMITERO DI VIMODRONE - MILANO
Strada statale n.11 Padana Superiore

ELABORATO:

T2

STATO DI FATTO

PIANTA PIANO SEMINTERRATO
PIANTA PIANO RIALZATO
SEZIONE AA

SCALA 1:100

IL COMUNE DI VIMODRONE



IL PROGETTISTA






> VIA PIETRASANTA, 12
> 20141 MILANO
> tel. 02 55231559
> fax 02 56812806
> FRANCESCO@ARCHITETTOLEONE.IT
> WWW.ARCHITETTOLEONE.IT

DICEMBRE 2018


Corpo "C - D"
Pianta piano seminterrato

Corpo "C- D"
Pianta piano rialzato

Sezione AA

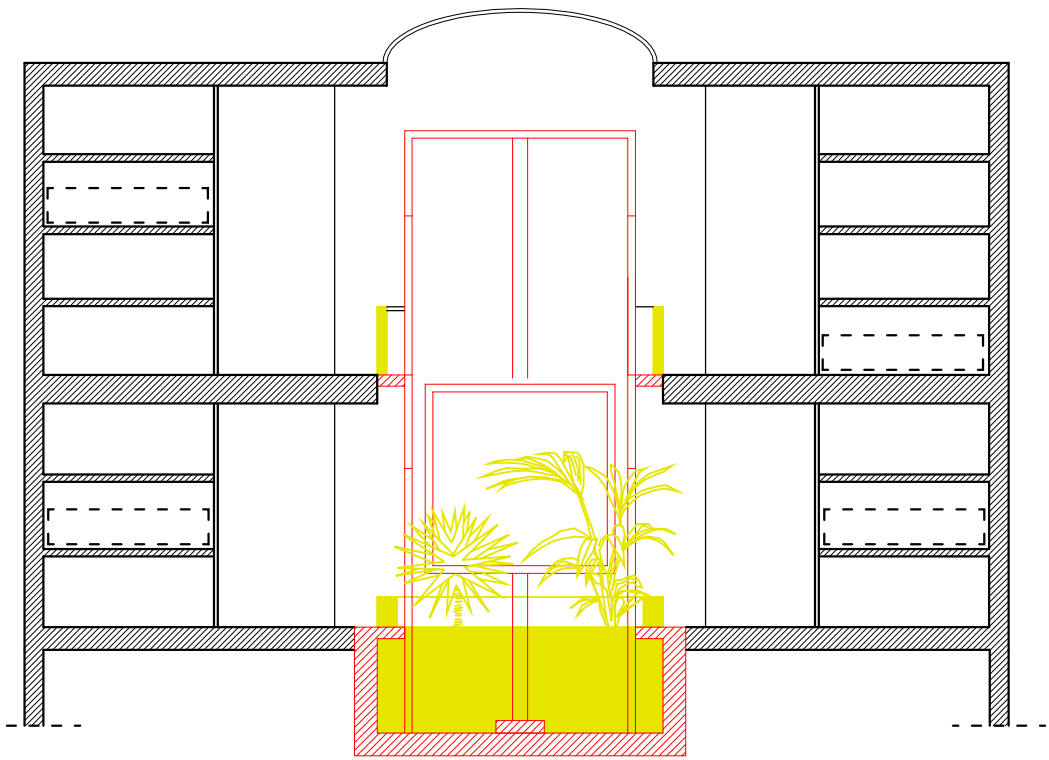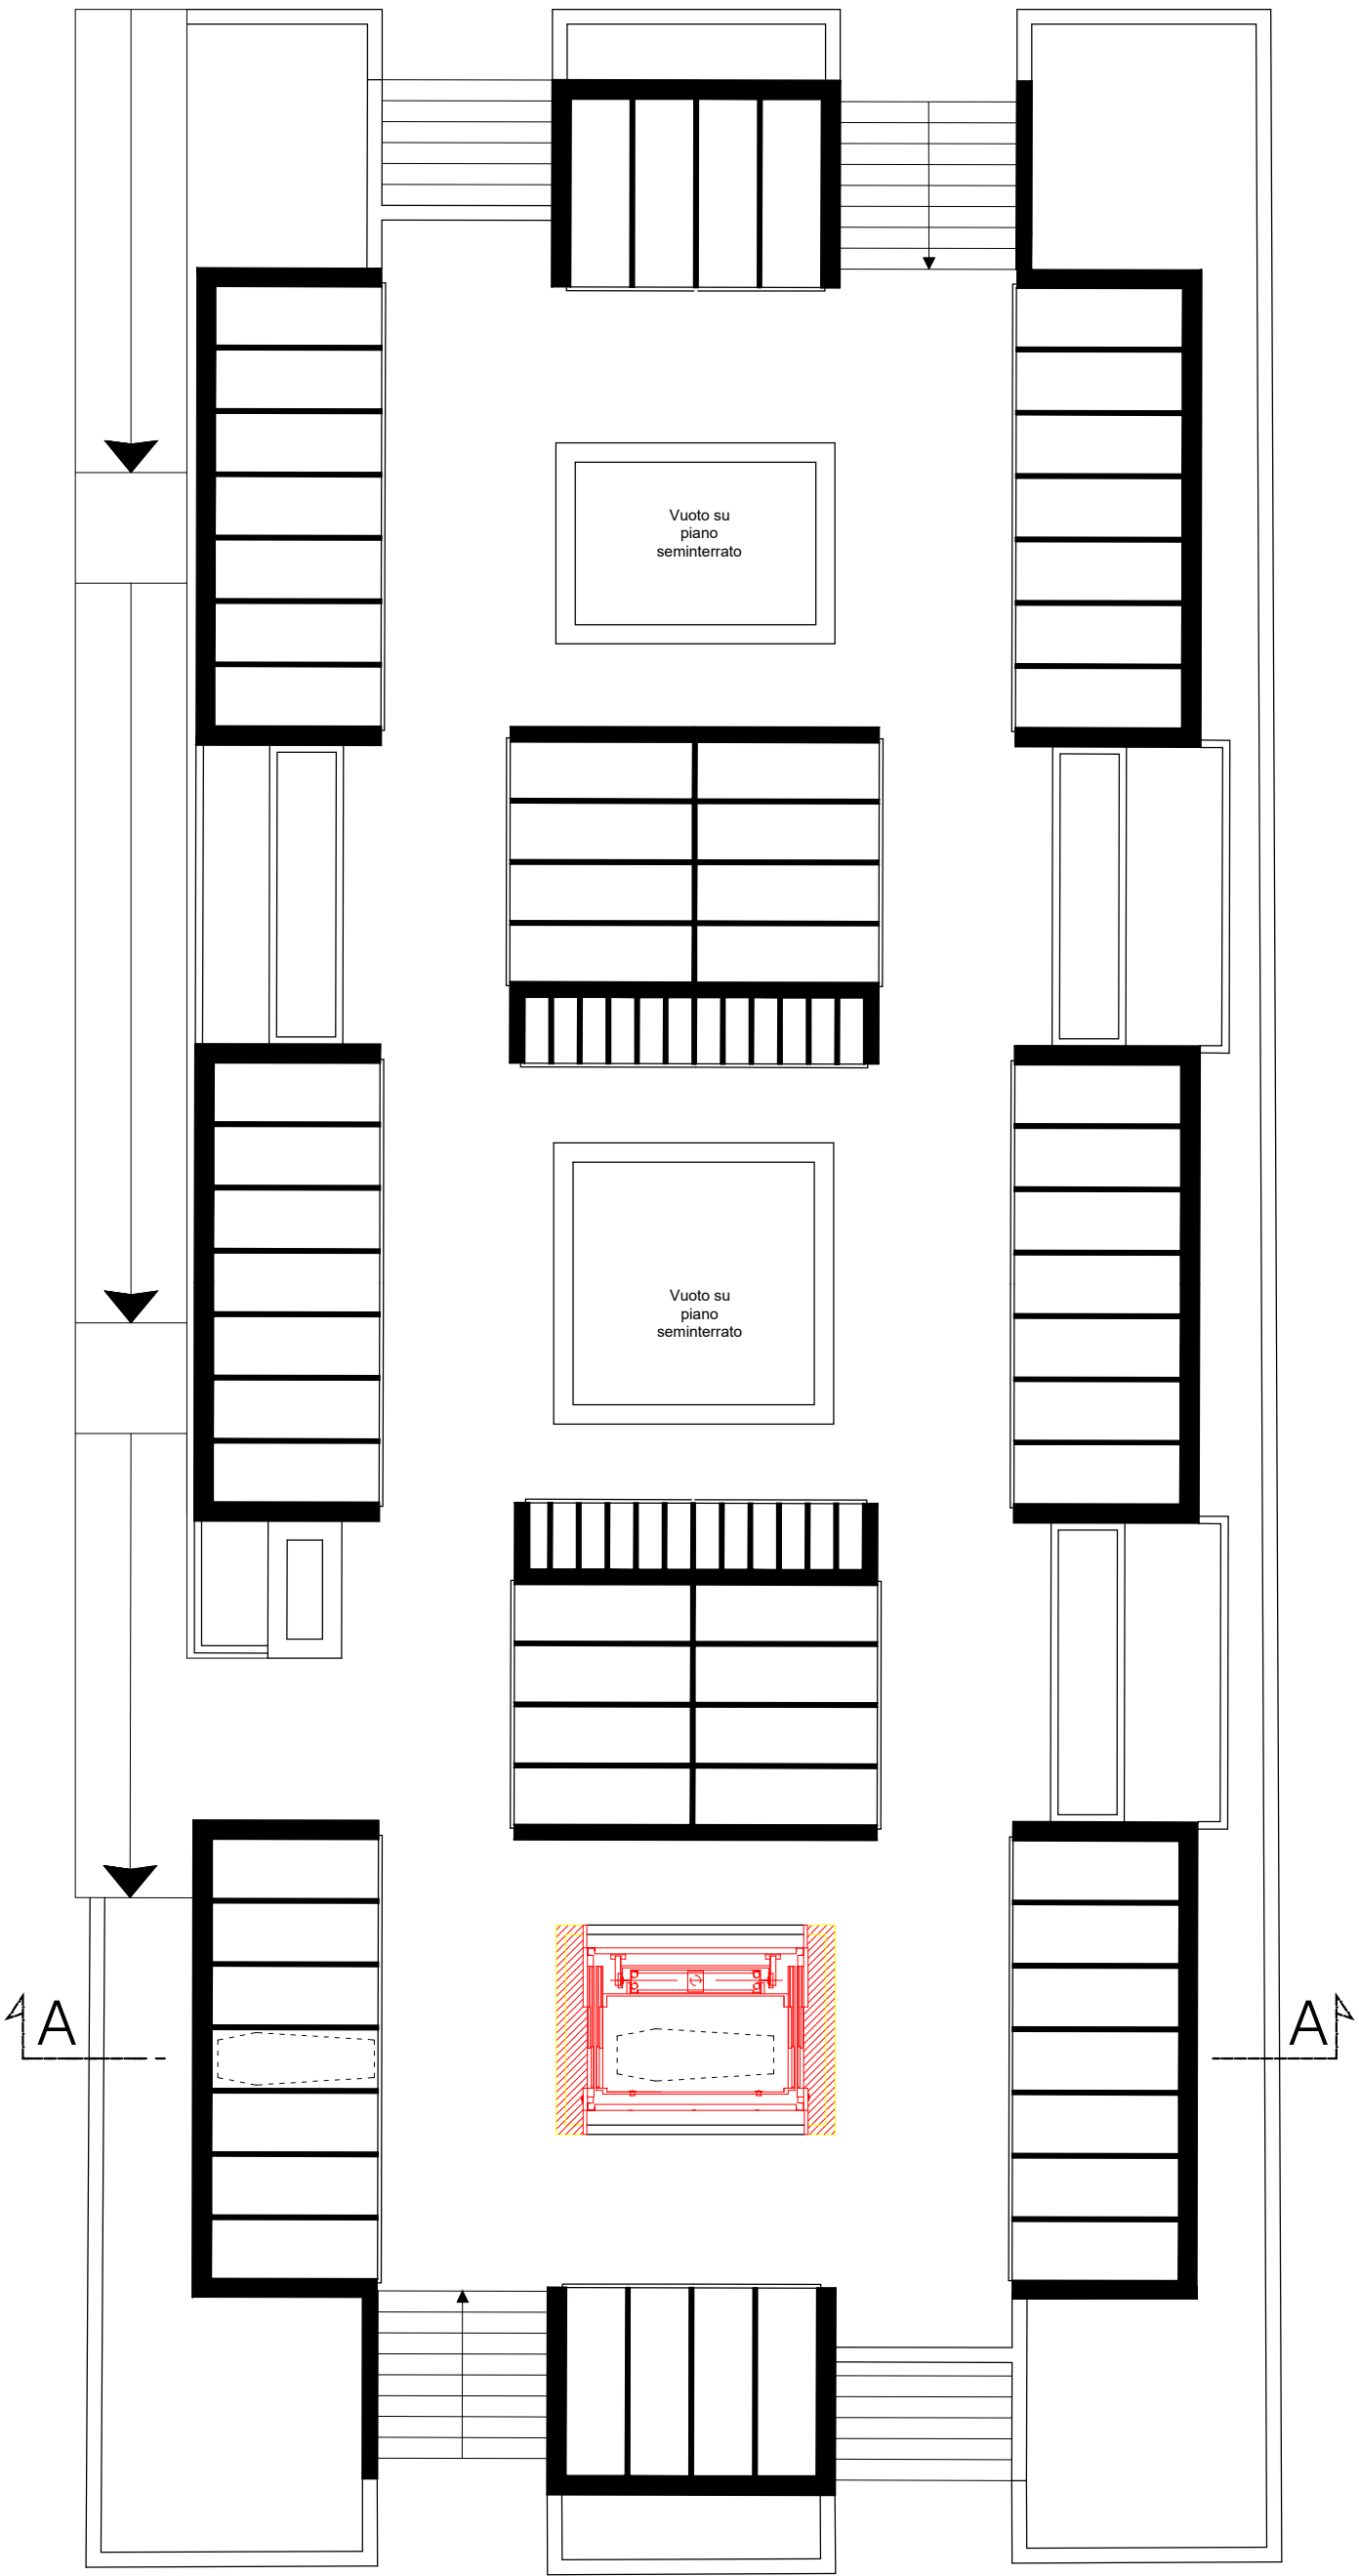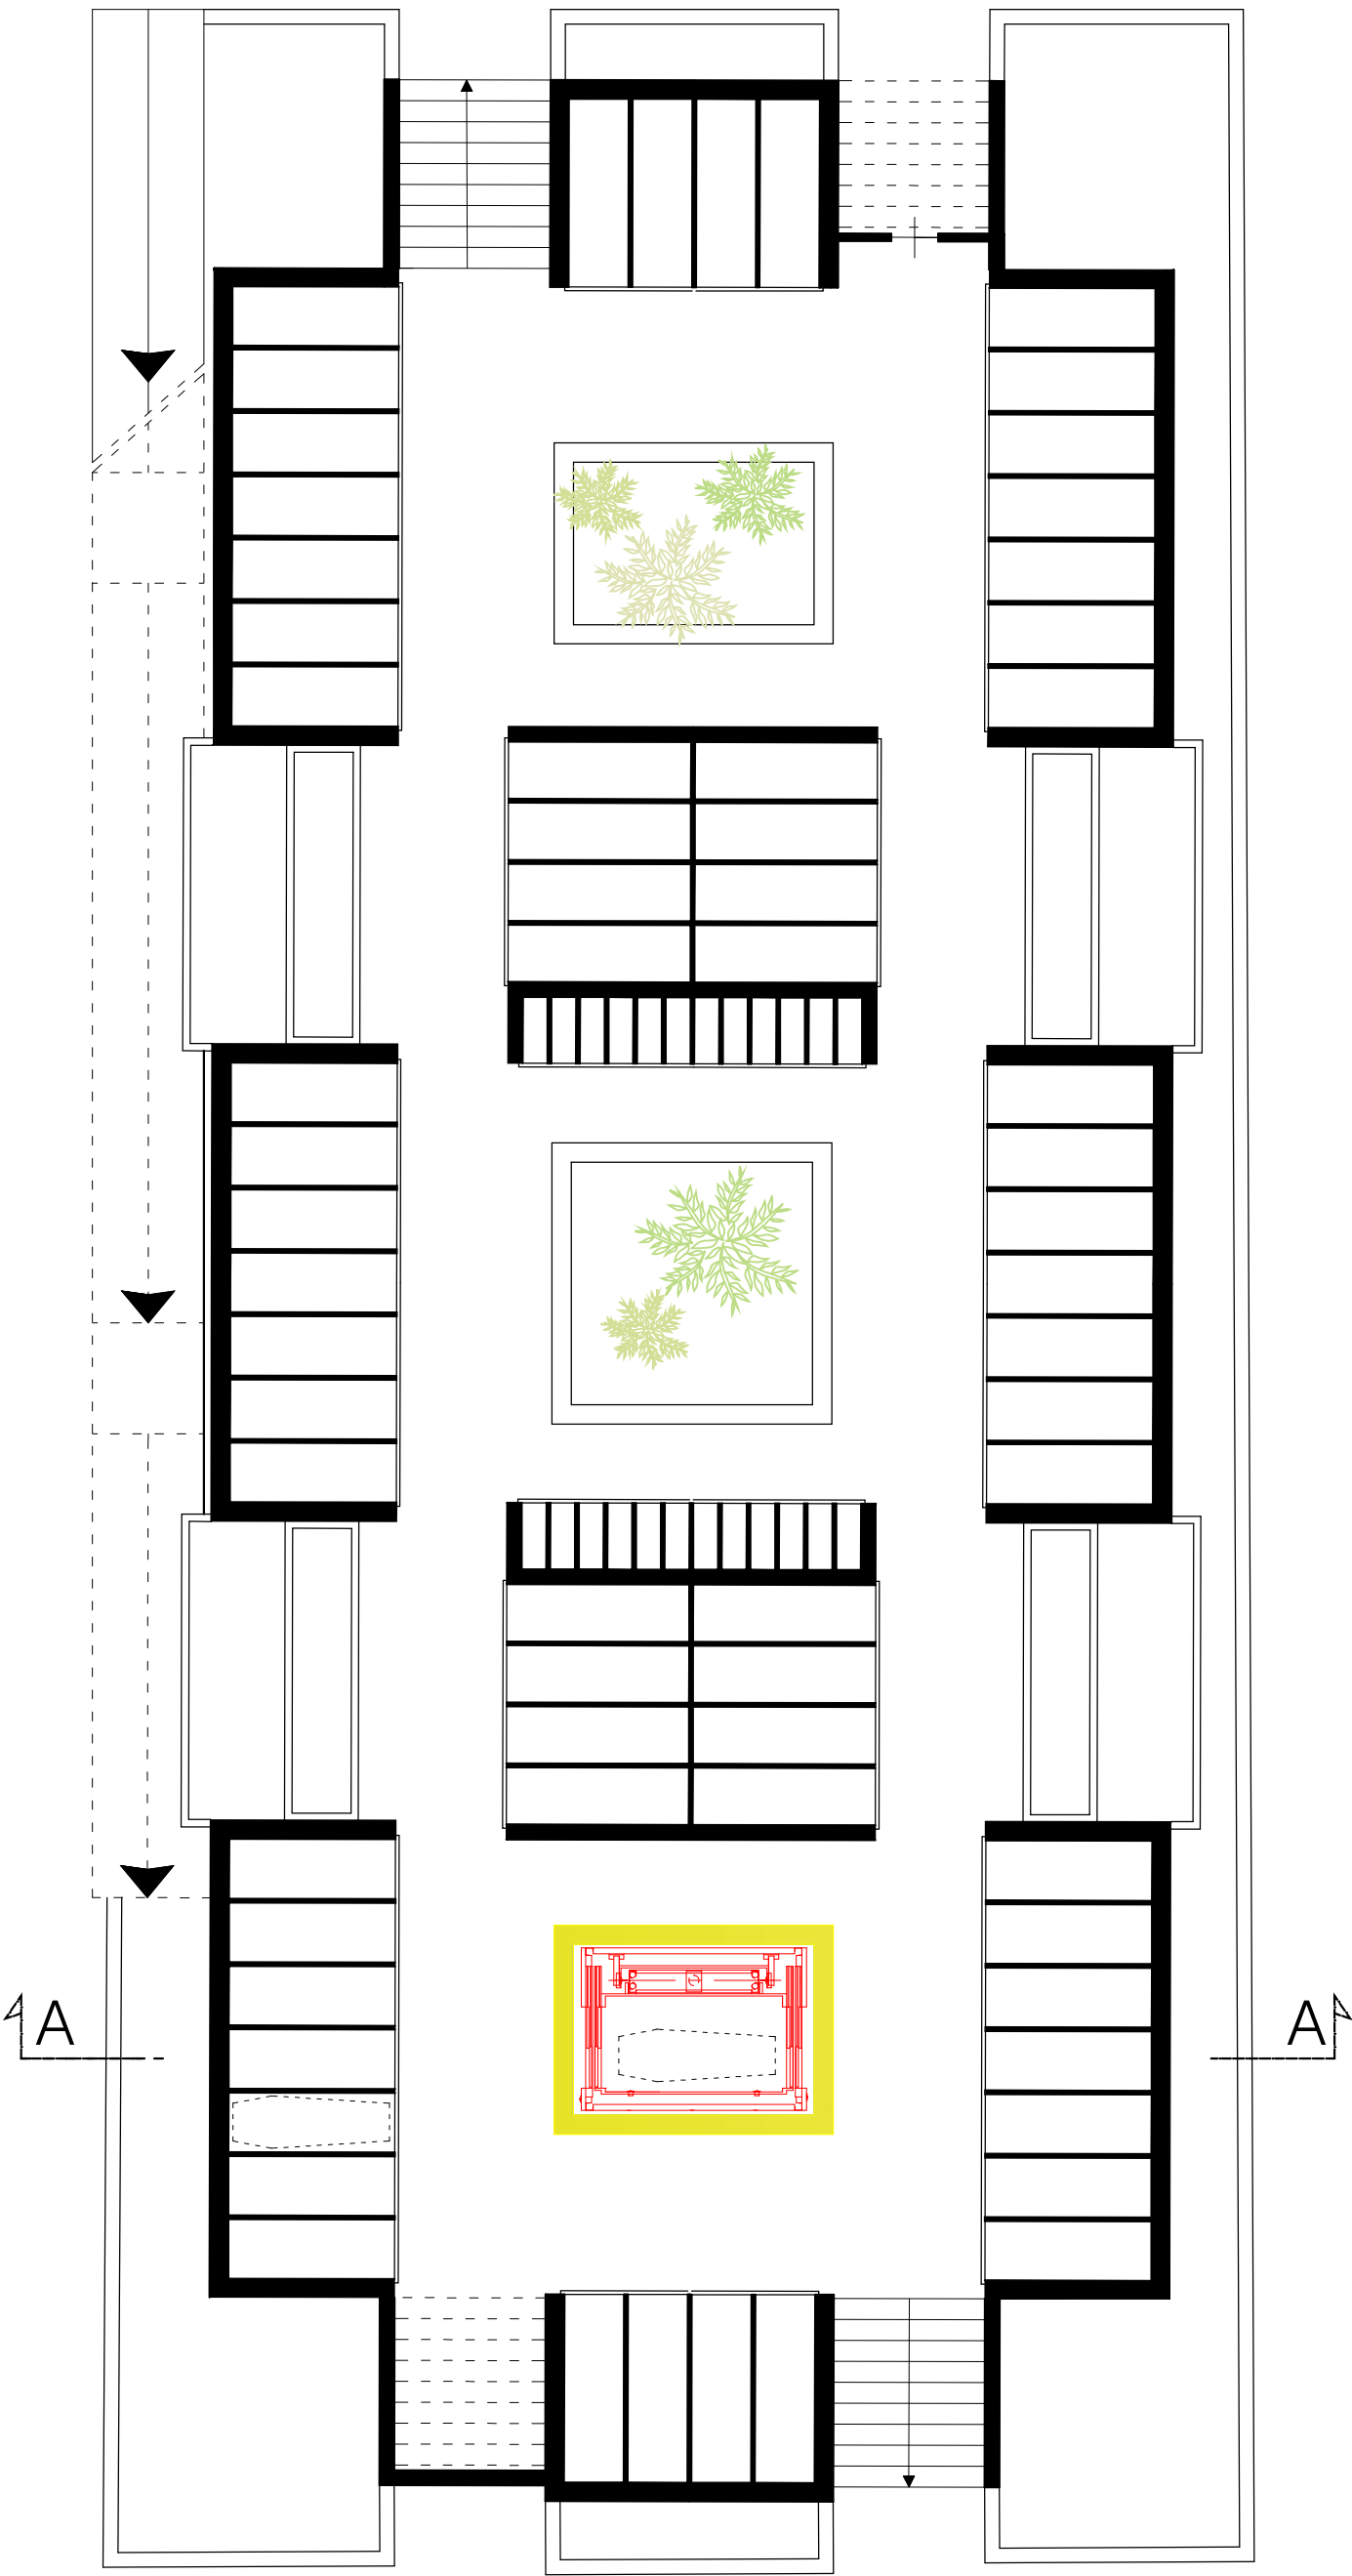

Possibili dimensioni bara

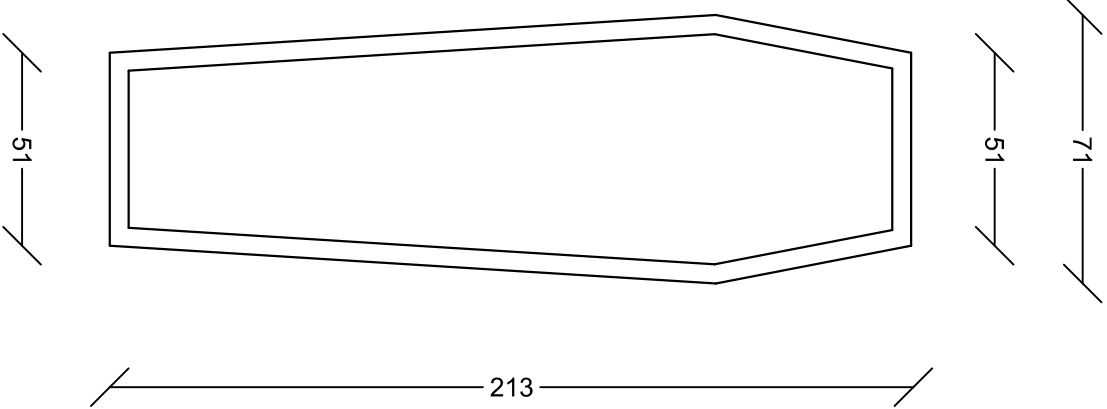

SCALA 1:20

INSTALLAZIONE N° 2 IMPIANTI ELEVATORI ALL'INTERNO
DEL " CORPO C " E DEL " CORPO D "
NEL CIMITERO DI VIMODRONE - MILANO
Strada statale n.11 Padana Superiore

ELABORATO:

T3

STATO DI COMPARAZIONE

PIANTA PIANO SEMINTERRATO
PIANTA PIANO RIALZATO
SEZIONE AA
DETTAGLIO BARA

SCALA 1:100 - 1:20

IL COMUNE DI VIMODRONE



IL PROGETTISTA




> VIA PIETRASANTA, 12
> 20141 MILANO
> tel. 02 55231559
> fax 02 56812806
> FRANCESCO@ARCHITETTOLEONE.IT
> WWW.ARCHITETTOLEONE.IT


DICEMBRE 2018

COSTRUZIONE
DEMOLIZIONE


Corpo "C - D"
Pianta piano seminterrato

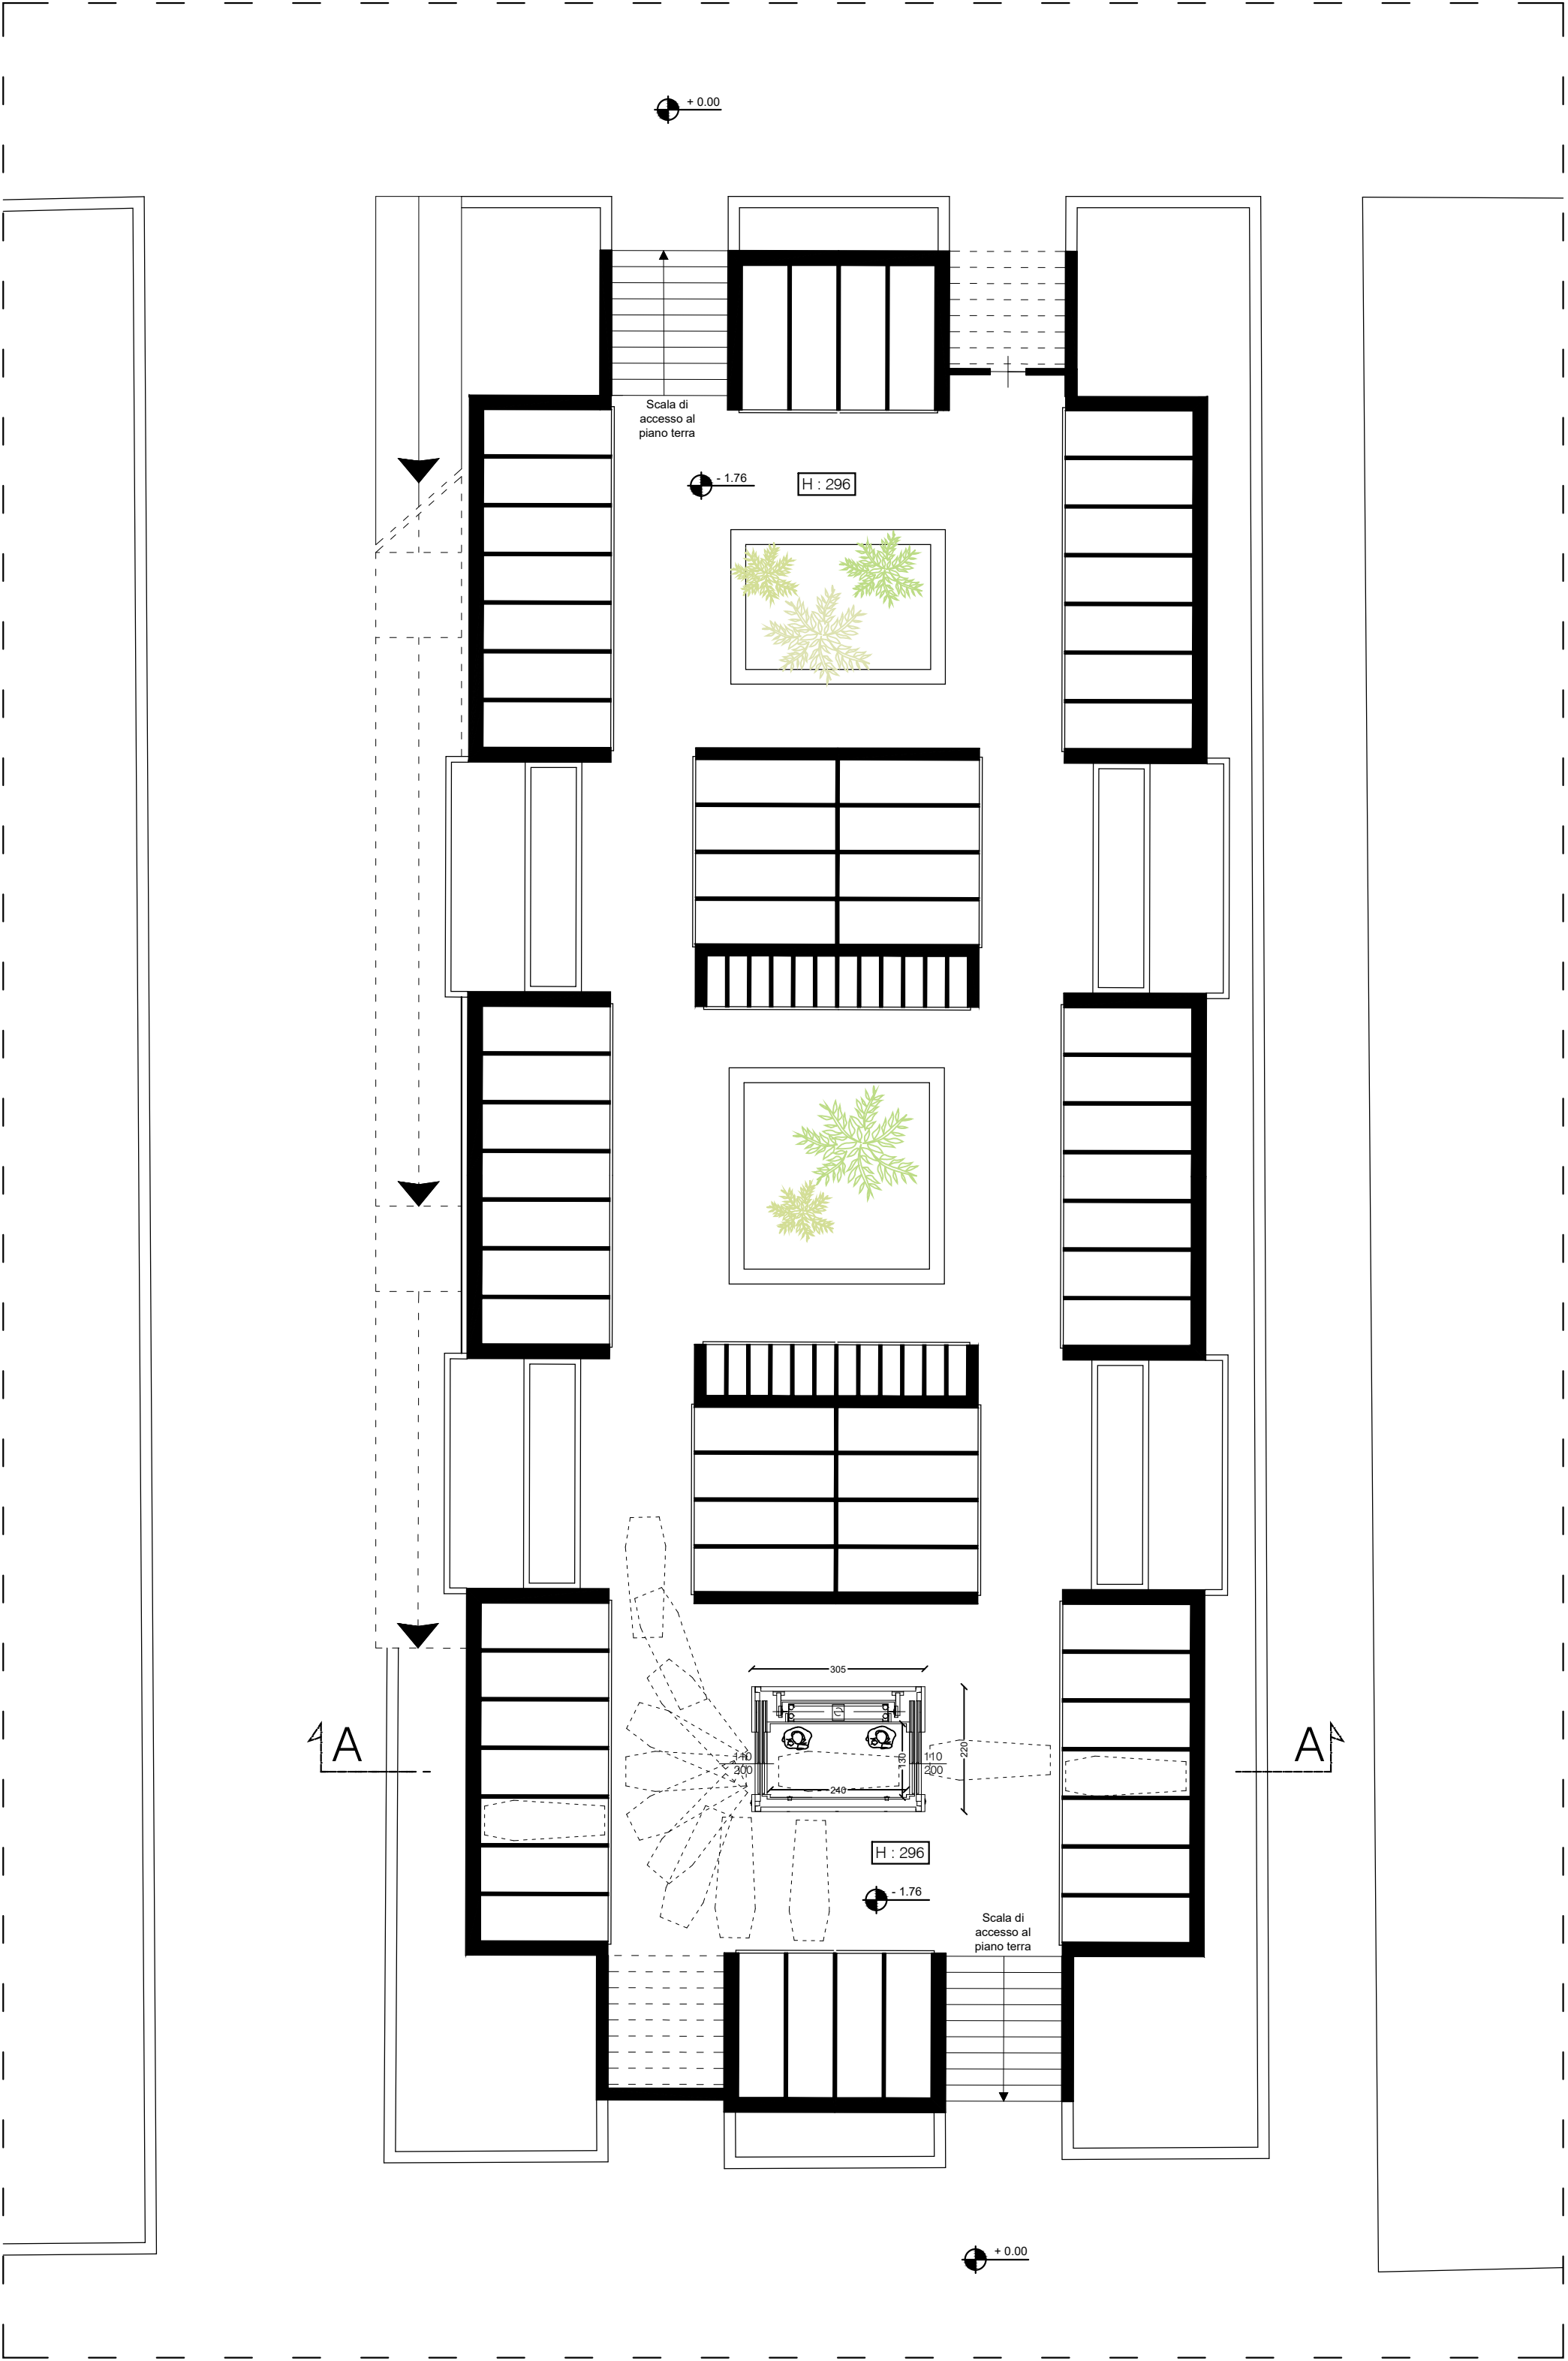


Corpo "C - D"
Pianta piano rialzato

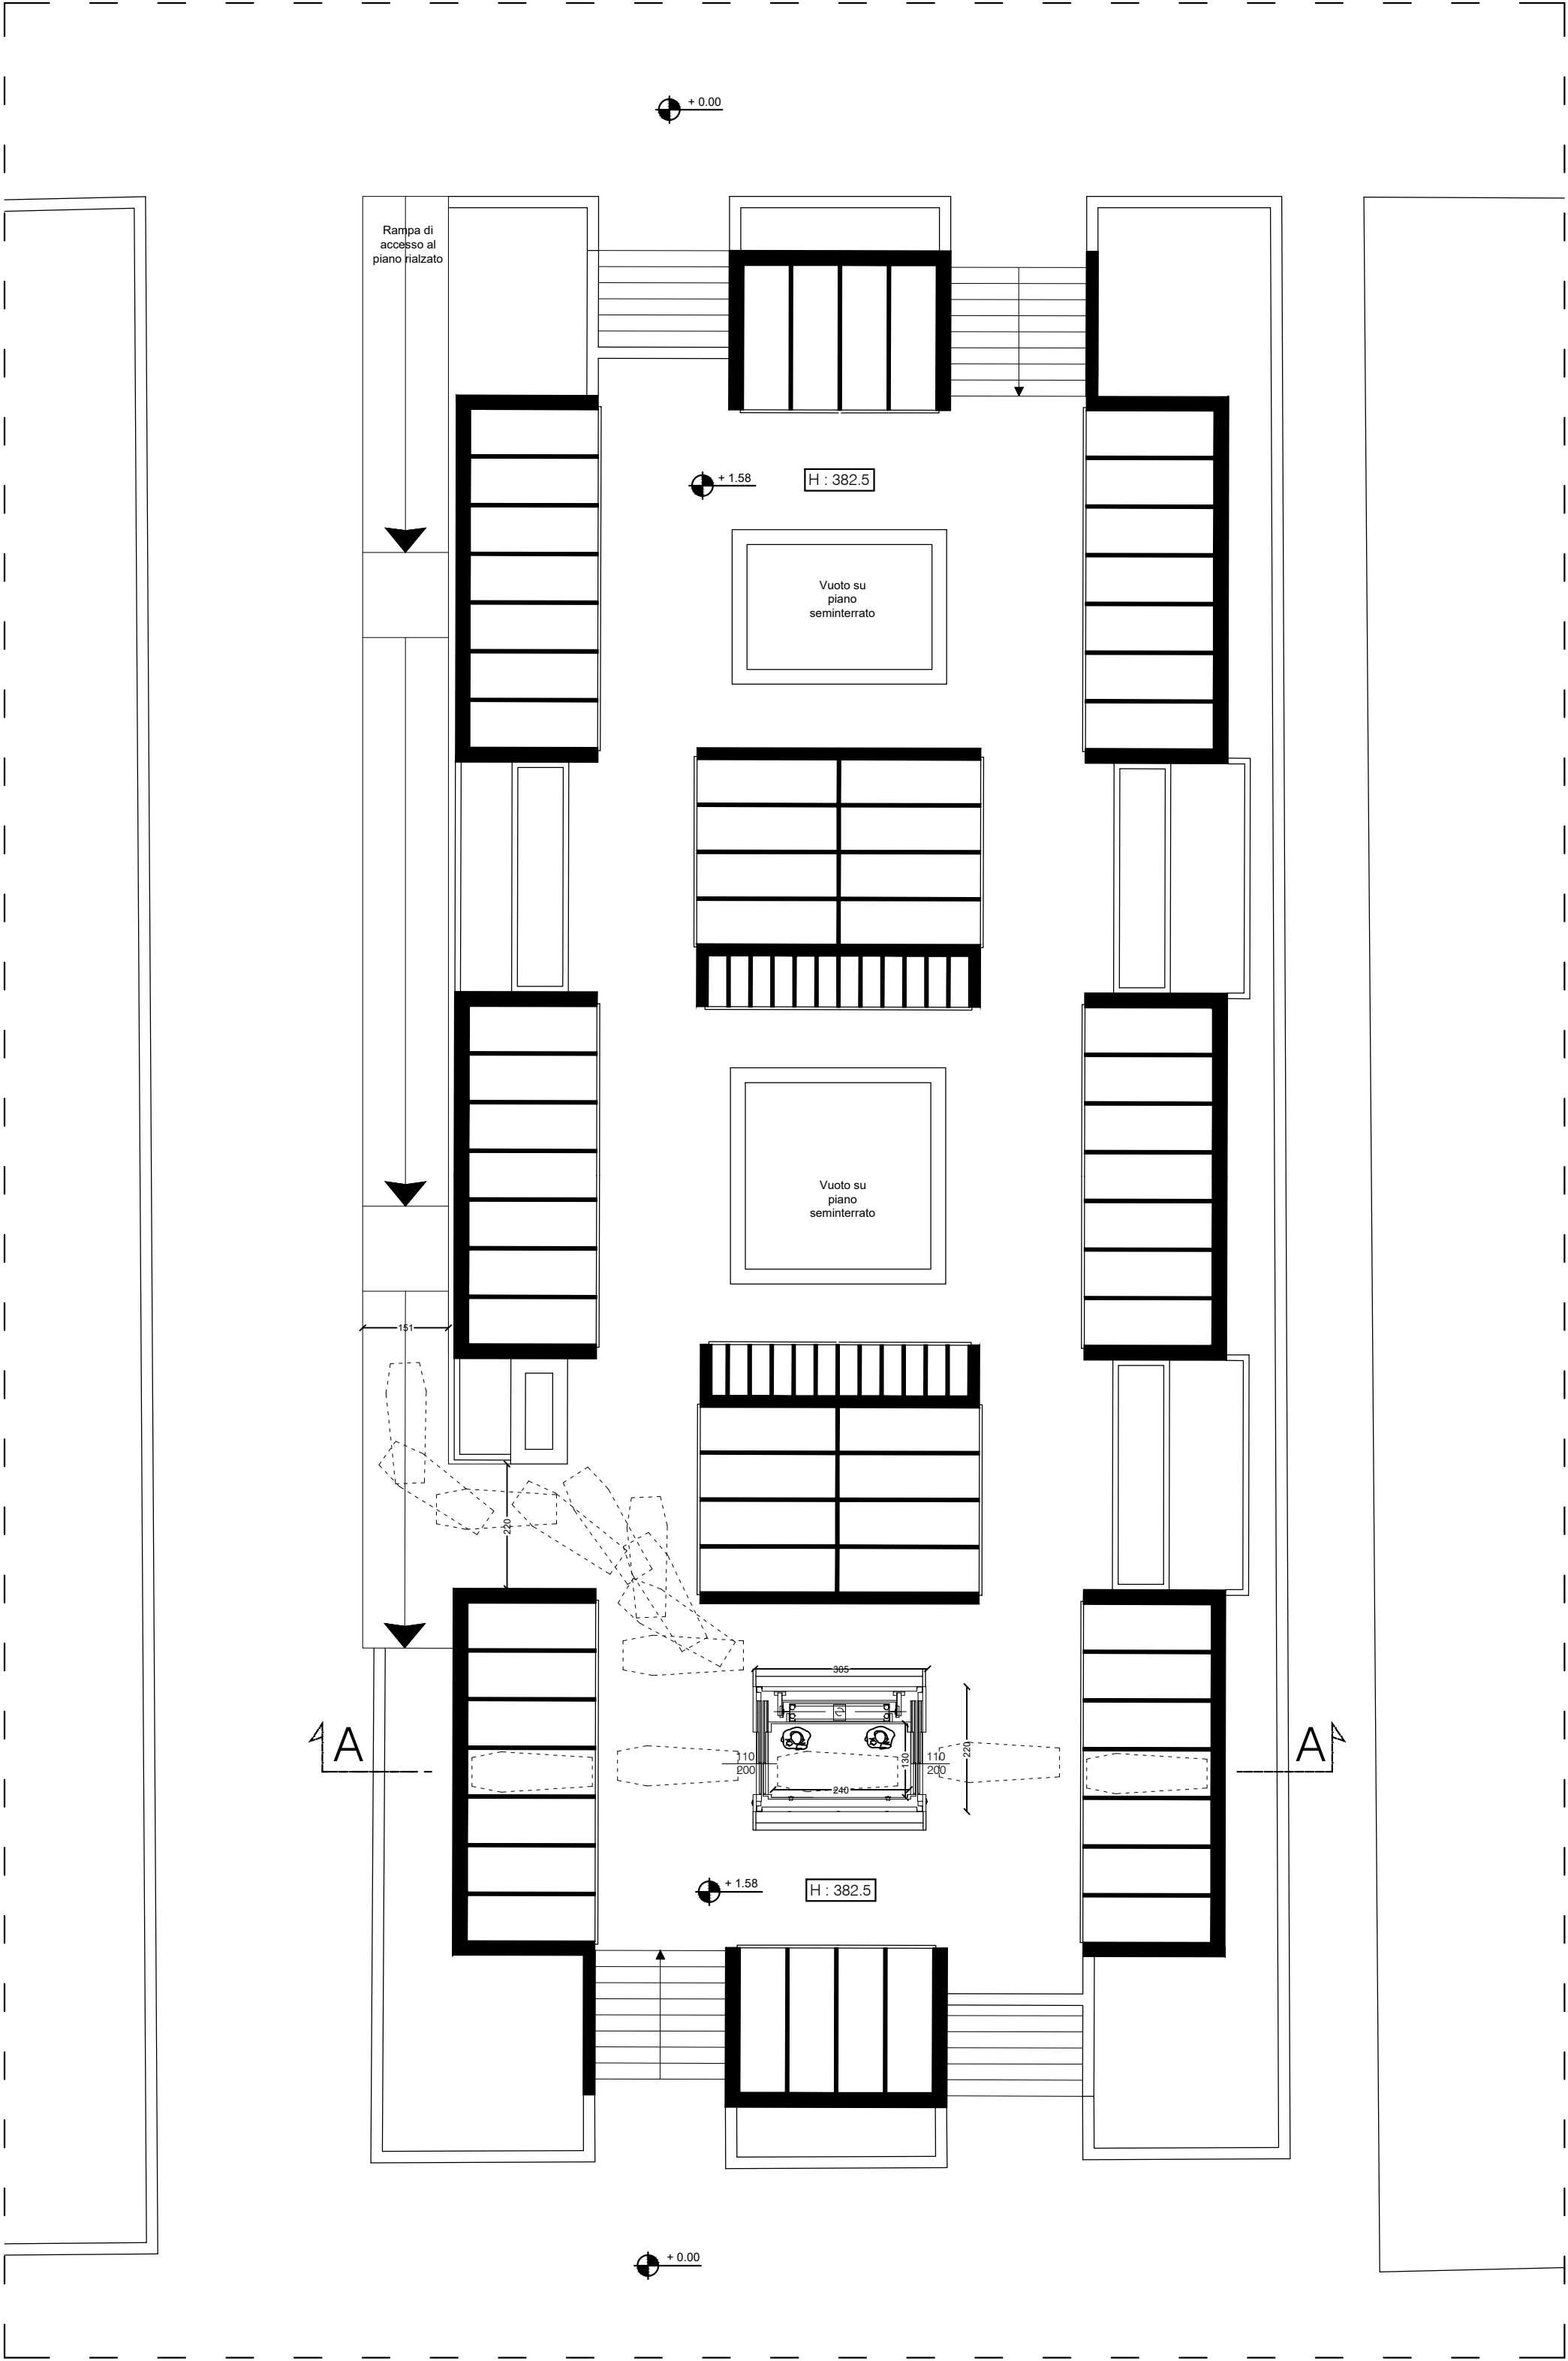

Sezione AA

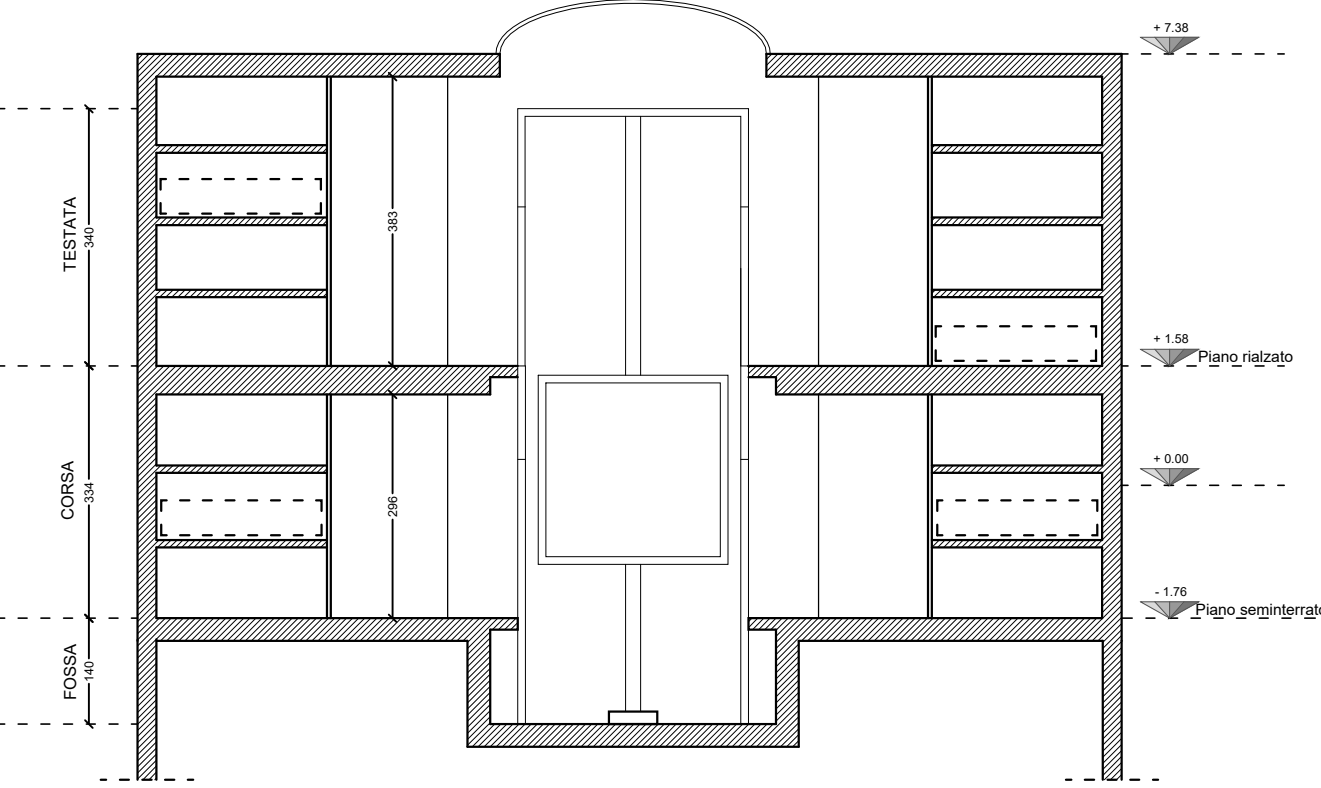

Dettaglio cabina

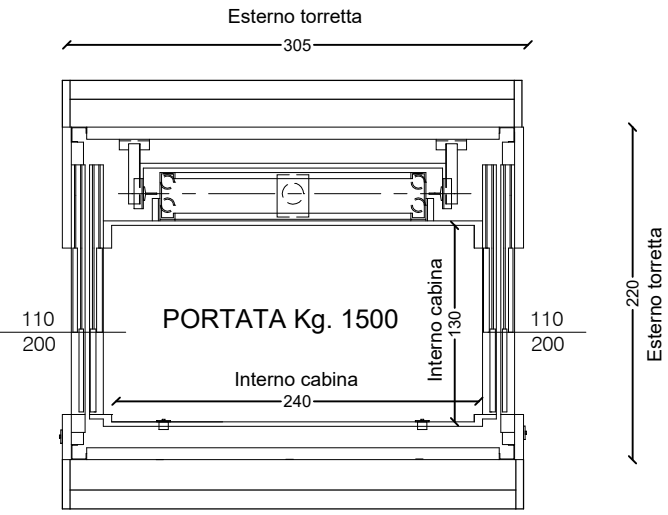

SCALA 1:50

INSTALLAZIONE N° 2 IMPIANTI ELEVATORI ALL'INTERNO
DEL " CORPO C " E DEL " CORPO D "
NEL CIMITERO DI VIMODRONE - MILANO
Strada statale n.11 Padana Superiore

ELABORATO:

T4

STATO DI PROGETTO

PIANTA PIANO SEMINTERRATO
PIANTA PIANO RIALZATO
SEZIONE AA
DETTAGLIO CABINA

SCALA 1:100 - 1:50

IL COMUNE DI VIMODRONE



IL PROGETTISTA



> VIA PIETRASANTA, 12
> 20141 MILANO
> tel. 02 55231559
> fax 02 56812806
> FRANCESCO@ARCHITETTOLEONE.IT
> WWW.ARCHITETTOLEONE.IT

DICEMBRE 2018